




| | | | |
|--|--|-----------------------|--|
|  PROJETO DE ARQUITETURA | | | |
| Título: CORTES FACHADA FRONTAL | | Origem: | |
| Localização: AV. REGINALDO GOMES DE SOUSA BAIRRO ALTAMIRA - BARRA DO CORDA - MA | | | |
| Desenho: | | Escala: 1:150 | |
| Data: REFORMA DA RODOVIÁRIA MUNICIPAL | | Data: NOV-2021 | |
| Administração: RIGOLD ALBERTO TELES DE SOUSA | | Projeto: | |
| TEC. RESPONSÁVEL: PEDRO IGOR CARVALHO NOLETO CREA-MA 111824020-0 | | 06/08 | |

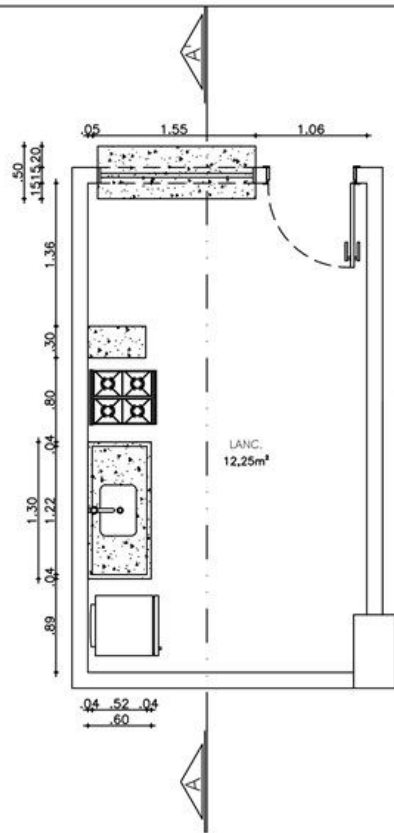


PLANTA BAIXA – LANÇONETE
ESC.: 1/50

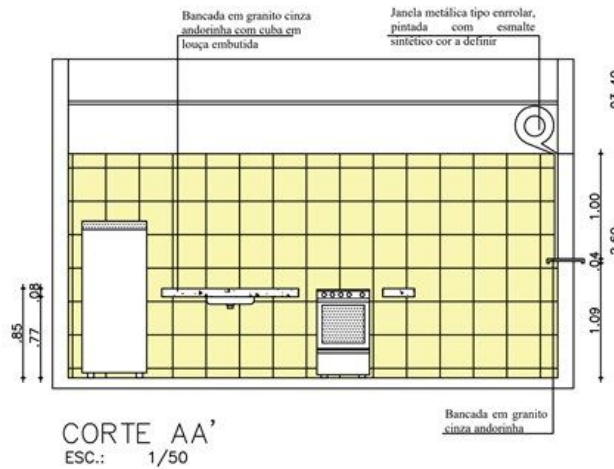

CORTE AA'
ESC.: 1/50

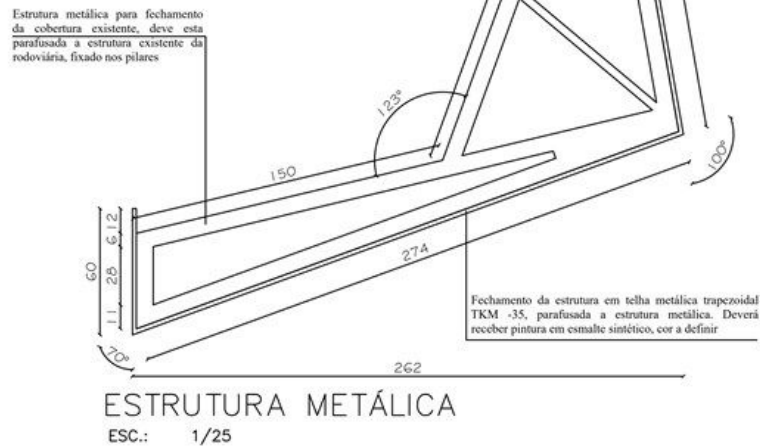


ESTRUTURA METÁLICA
ESC.: 1/25

| | | | |
|--|--|---------------------|-----------------------|
|  | | | |
| Projeto: PROJETO DE ARQUITETURA | | | |
| Título: DETALHAMENTOS | | Órgão: | |
| Localização: AV. REGINALDO GOMES DE SOUSA BAIRRO ALTAMIRA - BARRA DO CORDA - MA | | Escala: 1:50 | Data: NOV-2021 |
| DESENHO: | Obra: REFORMA DA RODOVIÁRIA MUNICIPAL | | 08/08 |
| ADMINISTRAÇÃO: RIGO ALBERTO TELES DE SOUSA | TEC. RESPONSÁVEL: PEDRO IGOR CARVALHO NOLETO CREA-MA 111824020-0 | | |

RUA REGINALDO GOMES DE SOUSA

RODOVIÁRIA MUNICIPAL

MERCADO PÚBLICO

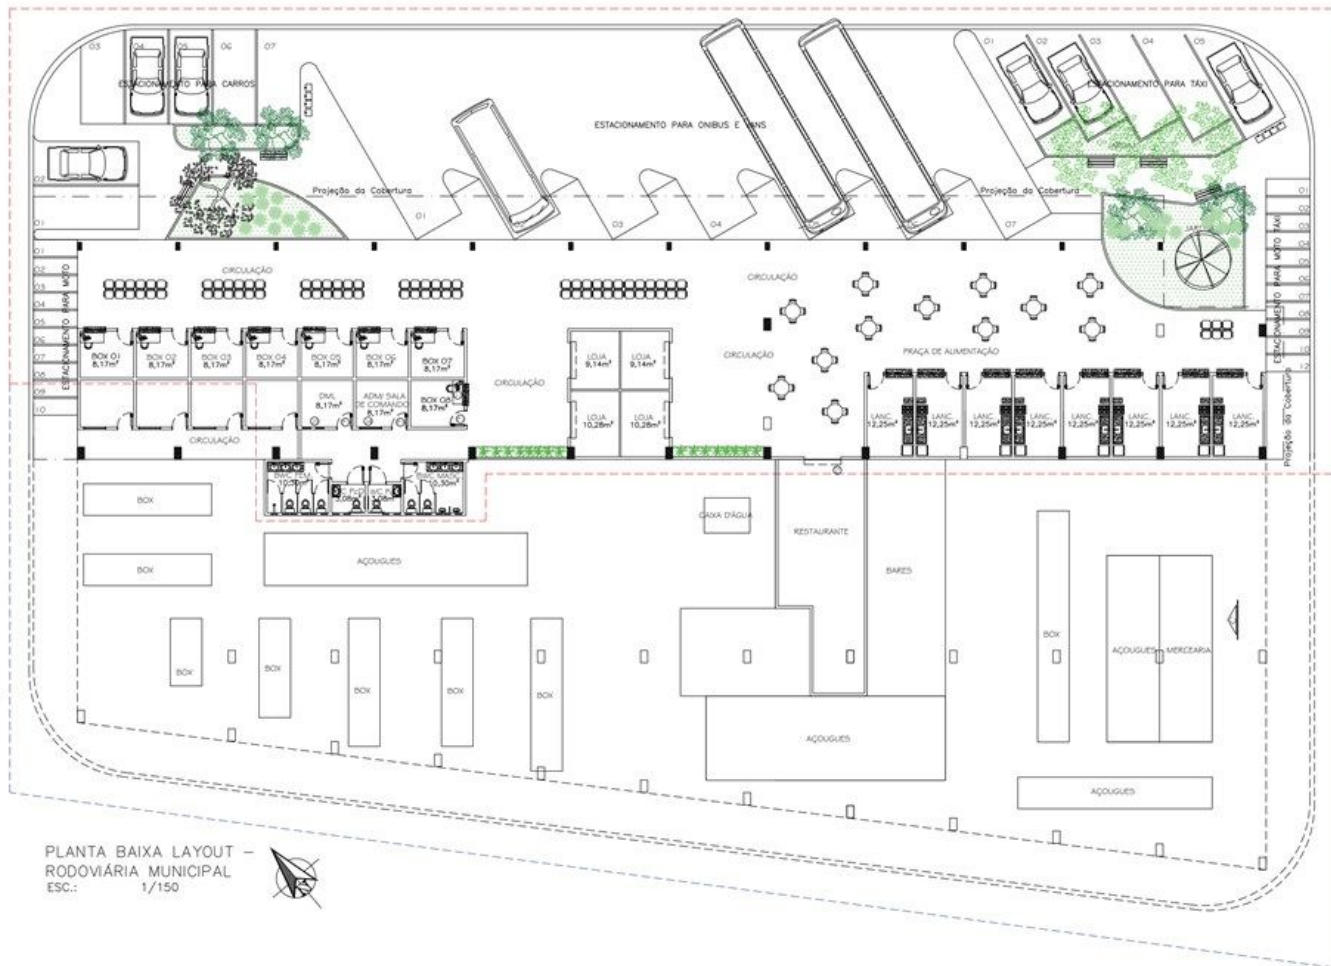


PLANTA BAIXA LAYOUT -
RODOVIÁRIA MUNICIPAL
ESC.: 1/150



PLANTA DE IMPLANTAÇÃO - RODOVIÁRIA MUNICIPAL.
COORDENADAS: 473587.55 M E - 9391239.72 M S
ESC.: 1/150

| | | | |
|--|--|----------------------|--|
| | | | |
| PROJETO DE ARQUITETURA | | | |
| TÍTULO: PLANTA DE LOCAÇÃO / SITUAÇÃO | | DATA: | |
| LOCALIZAÇÃO: AV. REGINALDO GOMES DE SOUSA BARREIROS - BARRA DO CORDA - BA | | Escala: 1:150 | |
| DESENHO: DR. REFORMA DA RODOVIÁRIA MUNICIPAL | | Data: NOV 2011 | |
| ADMINISTRAÇÃO: PEDRO IGOR GALVÃO NOGUEIRA CREAMA 111824025-0 | | 01/08 | |

RUA REGINALDO GOMES DE SOUSA

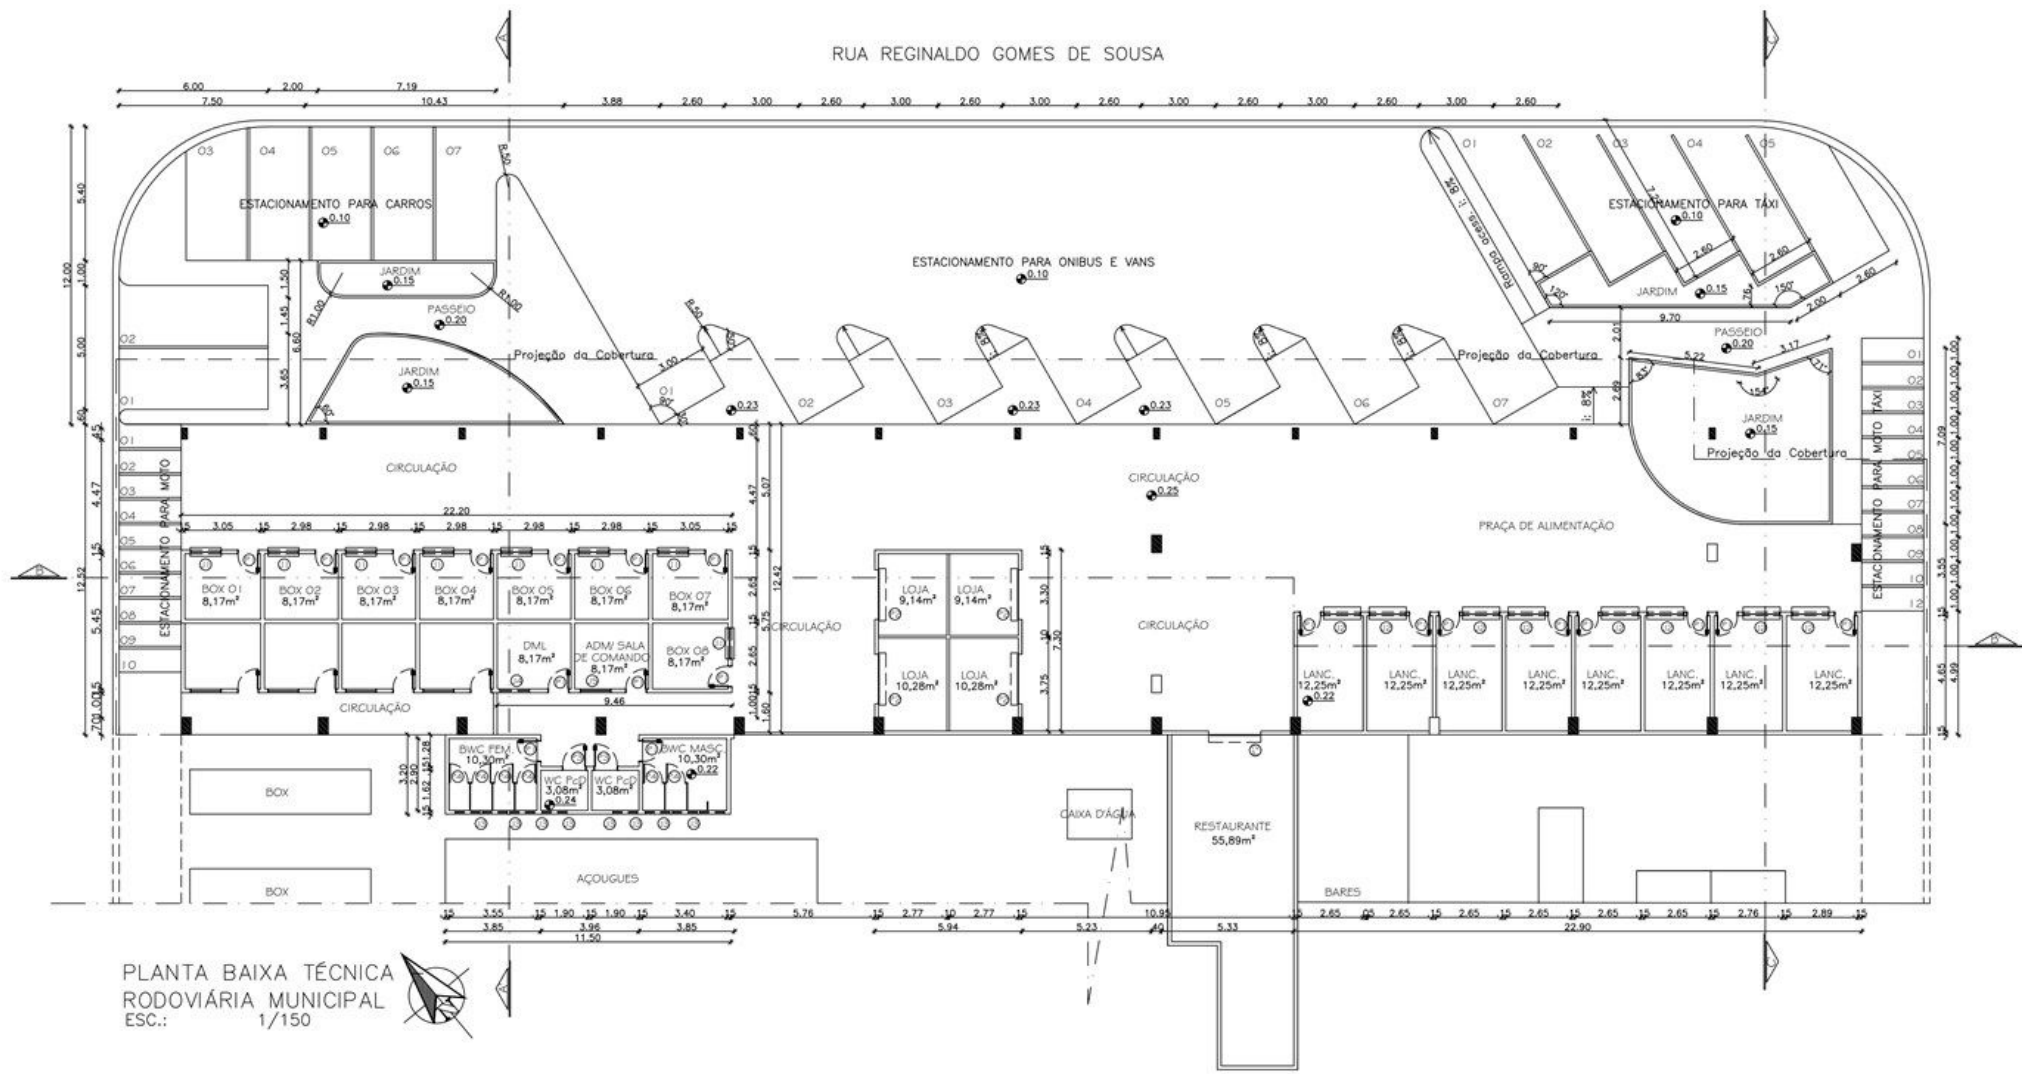

PLANTA BAIXA TÉCNICA
RODOVIÁRIA MUNICIPAL
ESC.: 1/150

LEGENDA DE ESQUADRIA

| ITEM | TIPO | DIMENSÕES | DESCRIÇÃO |
|------------------------------------|------------|-------------|---|
| ESQUADRIAS - PORTAS/ PORTÃO | | | |
| 01 | ABRIR | 0,80x2,10 m | PORTA EM MADEIRA DE LEL, SEMCOA, COM VERNIZ |
| 02 | ENROLAR | 2,00x2,10 m | PORTÃO EM METALON COM ESTRUTURA EM FERRO |
| 03 | ABRIR | 0,90x2,10 m | PORTA EM MADEIRA, SEMCOA, COM APLICAÇÃO DE VERNIZ |
| 04 | ABRIR | 0,70x1,60 m | PORTA EM MADEIRA, SEMCOA, COM APLICAÇÃO DE VERNIZ |
| ESQUADRIAS - JANELAS | | | |
| 01 | QUILHÓTIMA | 1,20x1,00 m | JANELA EM FERRO E VIDRO COMUM, Esp.: 10mm |
| 02 | ENROLAR | 1,50x1,00 m | JANELA EM METALON COM ESTRUTURA EM FERRO |
| 03 | BASCULANTE | 1,00x0,55 m | JANELA EM ALUMÍNIO E VIDRO COMUM, Esp.: 10mm |
| 04 | BASCULANTE | 1,20x0,55 m | JANELA EM ALUMÍNIO E VIDRO COMUM, Esp.: 10mm |
| 05 | CORRER | 1,20x1,00 m | JANELA EM FERRO E VIDRO COMUM, Esp.: 10mm |



Projeto: **PROJETO DE ARQUITETURA**

Título: PROJETO TÉCNICO / PLANTA BAIXA

Localização: AV. REGINALDO GOMES DE SOUSA
BAIRRO ALTAMIRA - BARRA DO CORDA - MA


Orgão: **1:150**

Data: NOV-2021

Planta: **02/08**

DESENHO: **TEC. RESPONSÁVEL:** PEDRO IGOR CARVALHO NOLETO
ADMINISTRAÇÃO: RIGÓ ALBERTO TELES DE SOUSA
CREA-MA 111824020-0

RUA REGINALDO GOMES DE SOUSA

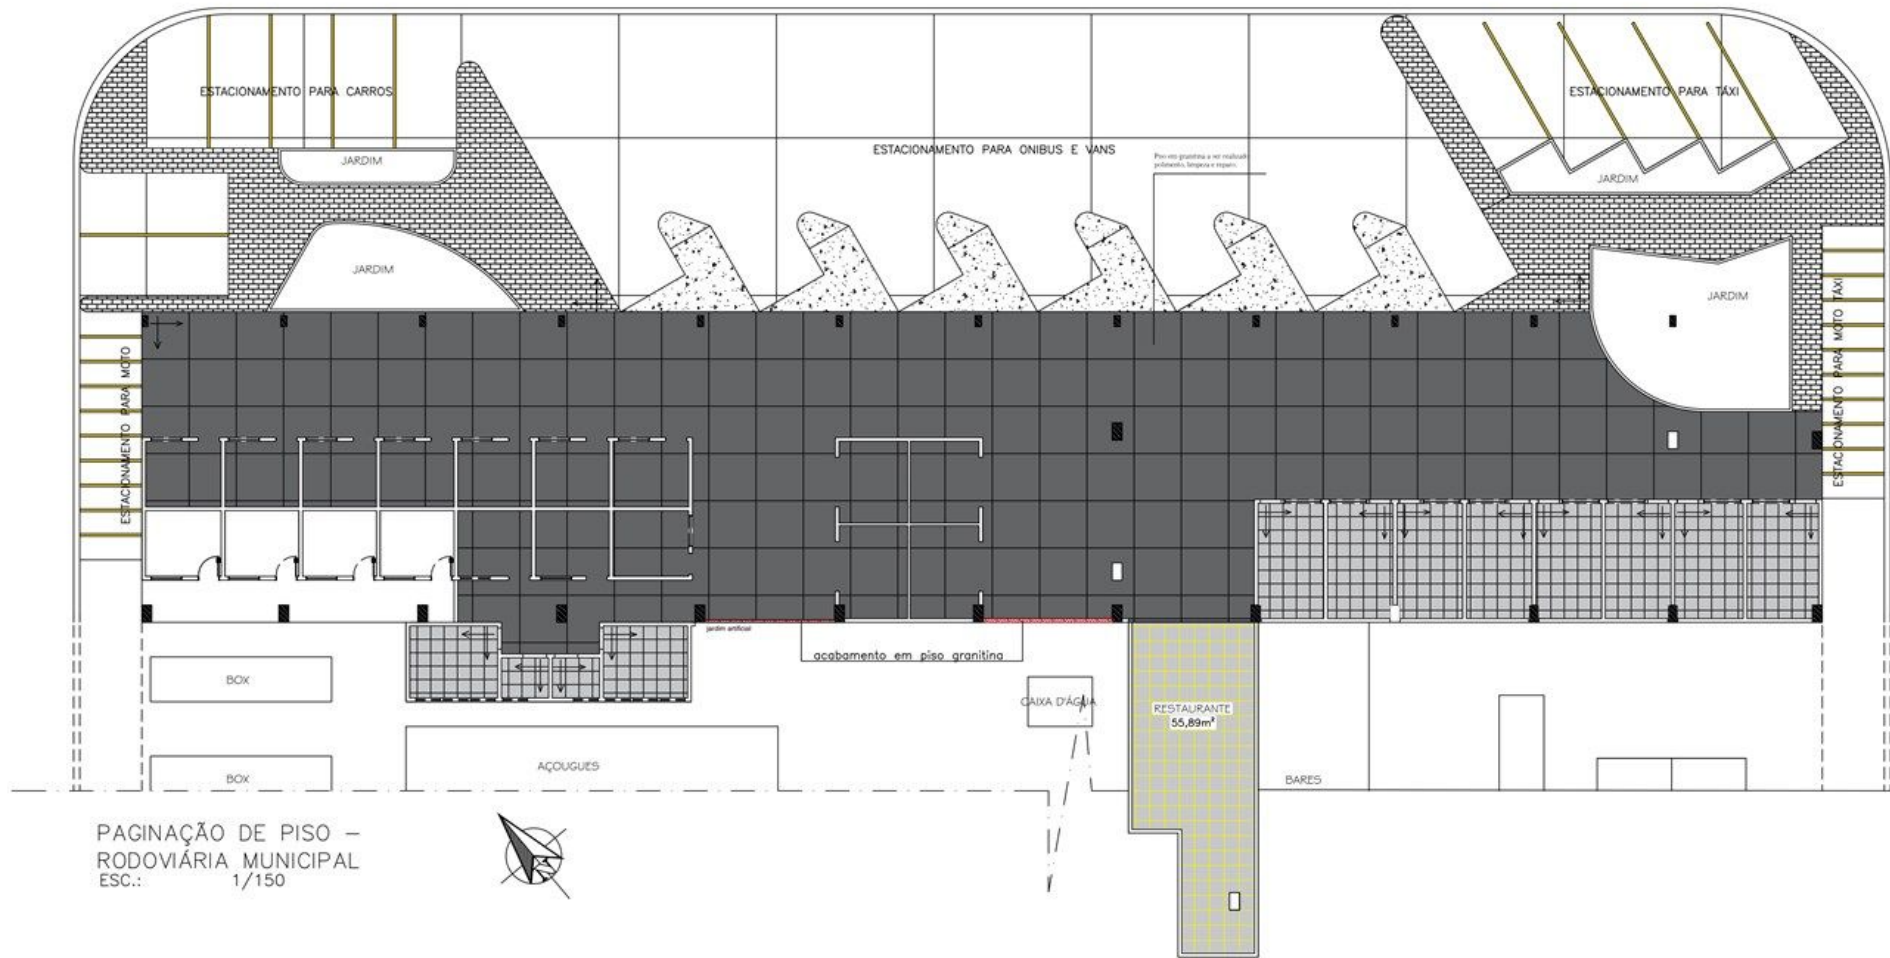


PAGINAÇÃO DE PISO –
RODOVIÁRIA MUNICIPAL
ESC.: 1/150




LEGENDA DE PISO

| TIPO | ÁREA (m ²) | APLICAÇÃO | DESCRIÇÃO |
|------|------------------------|----------------------------------|---|
| 01 | 623,36 | ÁREA DE CIRCULAÇÃO DA RODOVIÁRIA | GRANILITE COM JUNTA PLÁSTICA 1,00X1,00m |
| 02 | 125,90 | BANHEIROS E LANCHONETES | CERÂMICA ESMALTADA EPI 4, 0,45X0,45m |
| 03 | 151,95 | PASSEIO ÁREA EXTERNA | PISO INTERTRAVADO, BLOCO DE CONCRETO, ESP.: 6cm |
| 04 | 64,00 | ÁREA DE EMBARQUE E DESEMBARQUE | PISO CIMENTADO QUEIMADO ADITIVADO |
| 05 | 580,56 | ESTACIONAMENTOS | PISO CIMENTADO, COM JUNTA EM MADEIRA RIPADA |
| 06 | 93,87 | JARDIM | PLACA DE GRAMA ESMERALDA |

| | | | |
|---|---|----------------------|--|
|  | | | |
| PROJETO DE ARQUITETURA | | | |
| Título: PLANTA DE PISO | | Orgão: | |
| Localização: AV. REGINALDO GOMES DE SOUSA BAIRRO ALTAMIRA - BARRA DO CORDA - MA | | | |
| Escala: 1:150 | | Data: NOV-2021 | |
| DESENHO: | Projeto: REFORMA DA RODOVIÁRIA MUNICIPAL | Planta: 03/08 | |
| ADMINISTRAÇÃO: | TEC. RESPONSÁVEL: PEDRO IGOR CARVALHO NOLETO CREA-MA 111824020-0 | | |
| RGO ALBERTO TELES DE SOUSA | | | |

RUA REGINALDO GOMES DE SOUSA

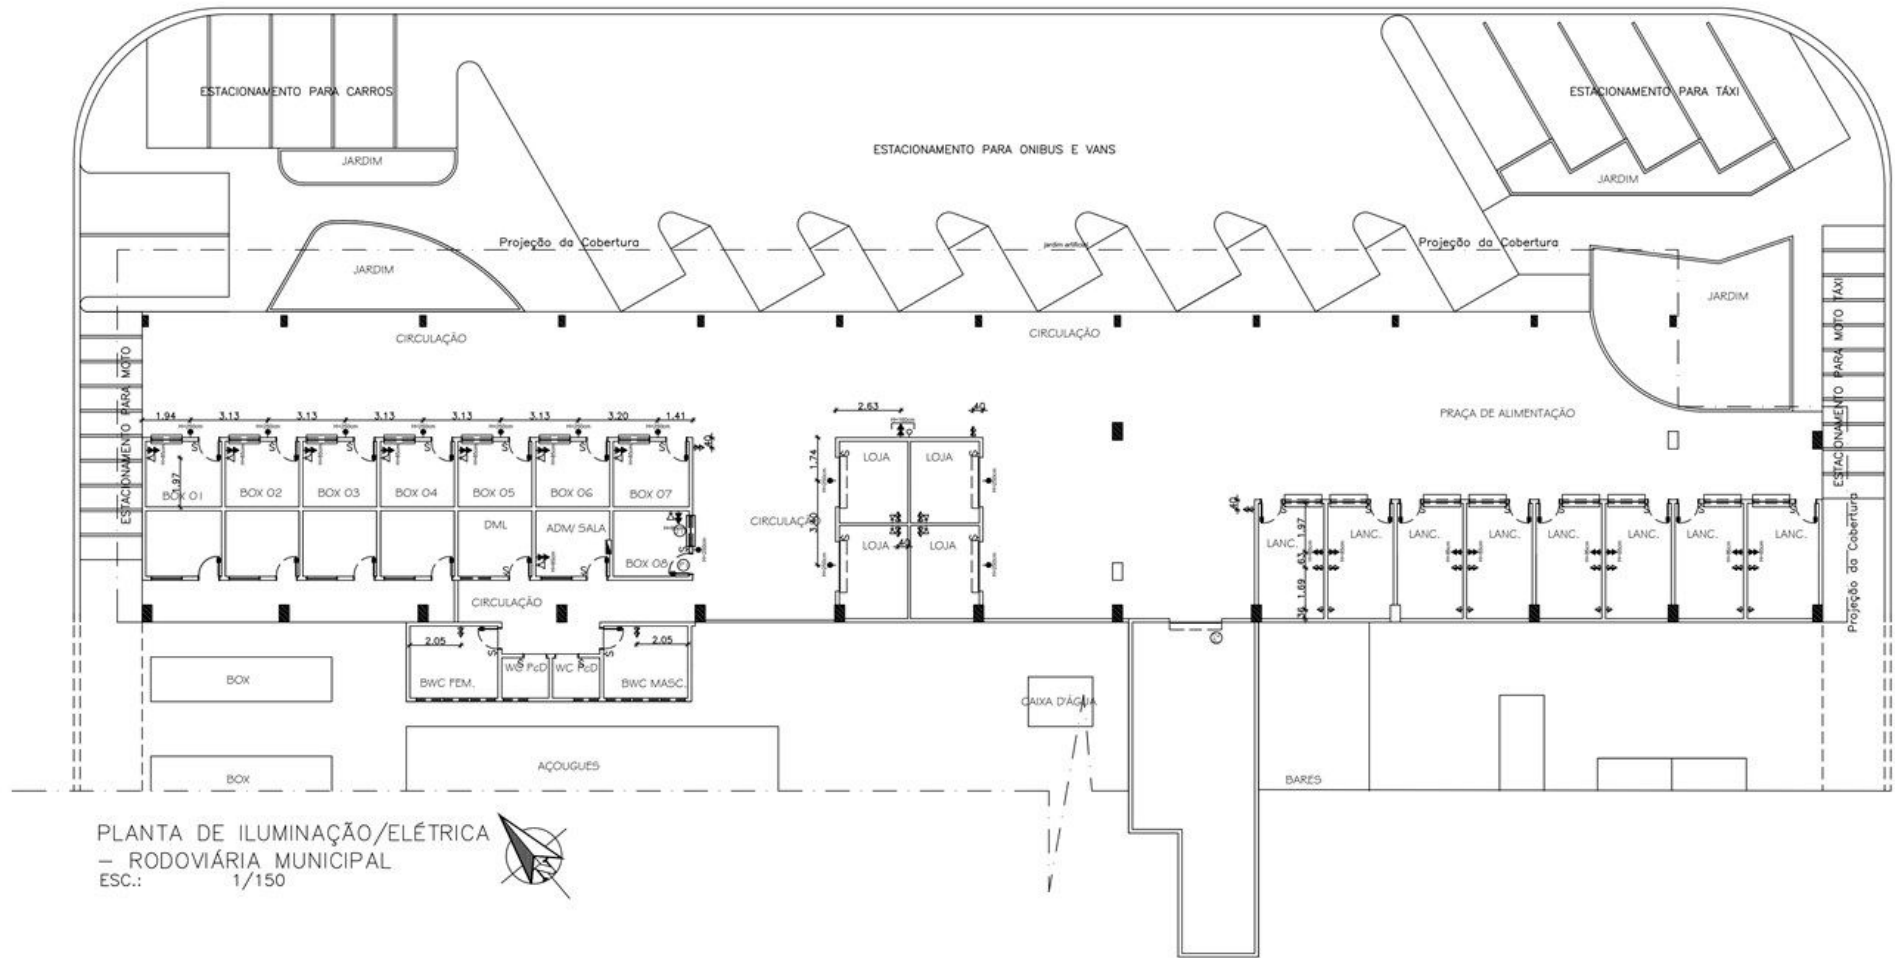

PLANTA DE ILUMINAÇÃO/ELETRICA
 - RODOVIÁRIA MUNICIPAL
 ESC.: 1/150




LEGENDA INSTALAÇÃO ELÉTRICA:

- ⚡ - TOMADA A 110cm DO PISO
- ▶ - TOMADA C/ ALTURA INDICADA
- ⚡ - TELEFONE OU INTERFONE H=(altura inferior indicada)
- ⚡ - INTERRUPTOR A 110CM DO PISO
- - ANTENA P/ TV COLETIVA COM ALTURA INDICADA
- - PONTO DE SAÍDA DE ILUMINAÇÃO COM ALTURA INDICADA




| | | | |
|---|--|----------------------|----------------|
|  | | | |
| Projeto: PROJETO DE ARQUITETURA | | | |
| Título: PLANTA DE SITUAÇÃO DOS PONTOS DE ELETRICA | | Origem: | |
| Localização: AV. REGINALDO GOMES DE SOUSA - BARRA DO CORDA - MA | | | |
| Objeto: REFORMA DA RODOVIÁRIA MUNICIPAL | | Escala: 1:150 | Data: NOV-2021 |
| DESENHO: | TEC. RESPONSÁVEL: PEDRO IGOR CARVALHO NOLETO | 05/08 | |
| ADMINISTRAÇÃO: RIGO ALBERTO TELES DE SOUSA | CREA-MA 111824020-0 | | |

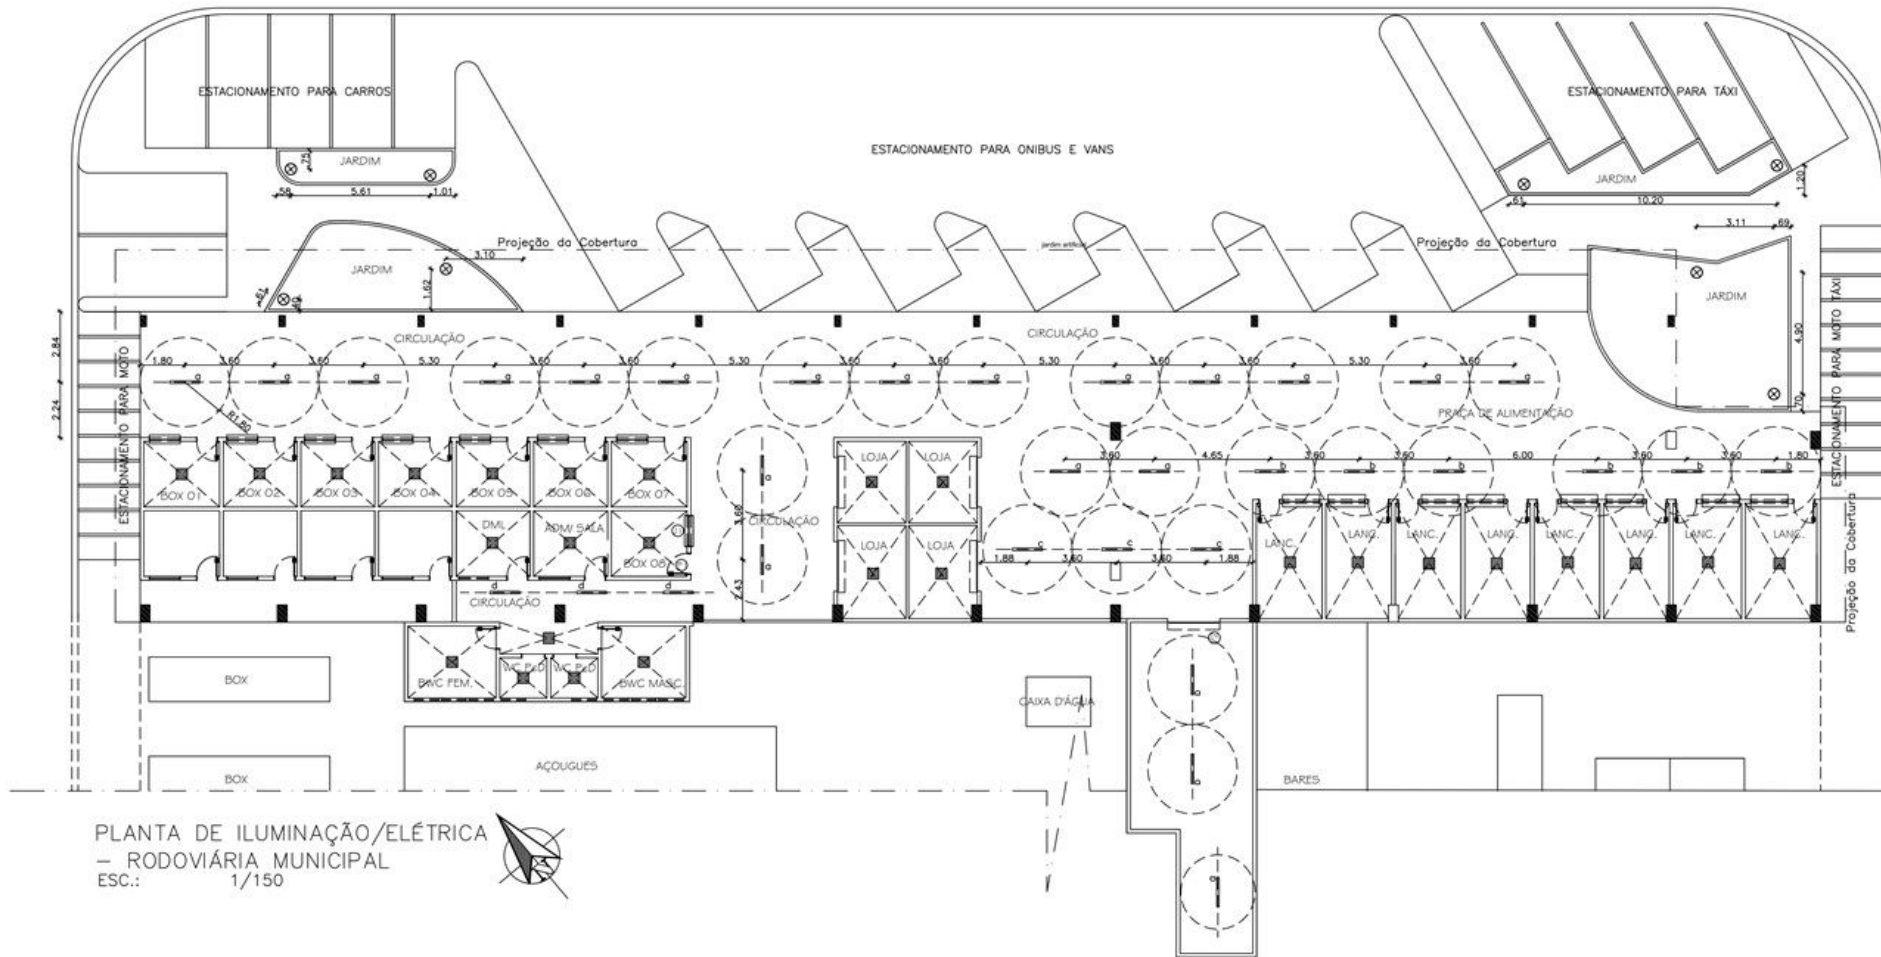RUA REGINALDO GOMES DE SOUSA



PLANTA DE ILUMINAÇÃO/ELÉTRICA
 - RODOVIÁRIA MUNICIPAL
 ESC.: 1/150

LEGENDA ILUMINAÇÃO:

-  - LUMINÁRIA DE SOBREPOR DE 20W COM VIDRO
-  - LUMINÁRIA COM CAPACIDADE PARA 2 LÂMPADA FLUORESCENTE T5 28W
-  - POSTE DE ILUMINAÇÃO H=4m, MODELO PADRÃO

| | | | |
|---|---|----------------------|------------------------|
|  | | | |
| PROJETO DE ARQUITETURA | | | |
| Título: PLANTA DE SITUAÇÃO DOS PONTOS DE ILUMINAÇÃO | | Origem: | |
| Localização: AV. REGINALDO GOMES DE SOUSA - BAIRRO ALTAMIRA - BARRA DO CORDA - MA | | Escala: 1:150 | |
| DESENHO: | DATA: REFORMA DA RODOVIÁRIA MUNICIPAL | DATA: NOV/2021 | PRIMEIRO: 04/08 |
| ADMINISTRAÇÃO: | TEC. RESPONSÁVEL: PEDRO IGOR CARVALHO NOLETO CREA-MA 111824020-0 | | |
| RIO ALBERTO TELES DE SOUSA | | | |