

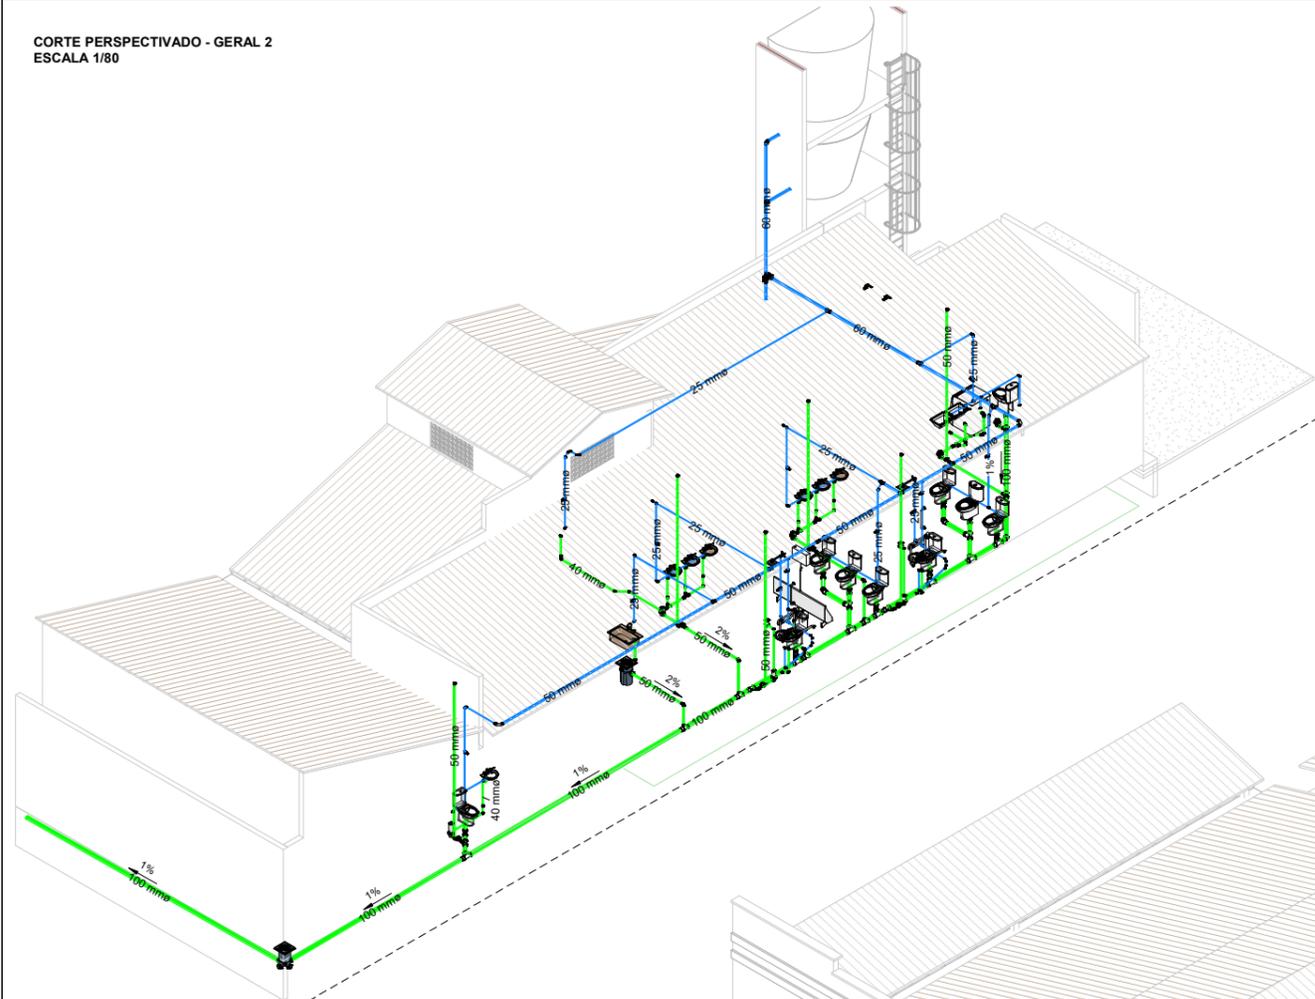



CORTE PERSPECTIVADO - GERAL 2
ESCALA 1/80

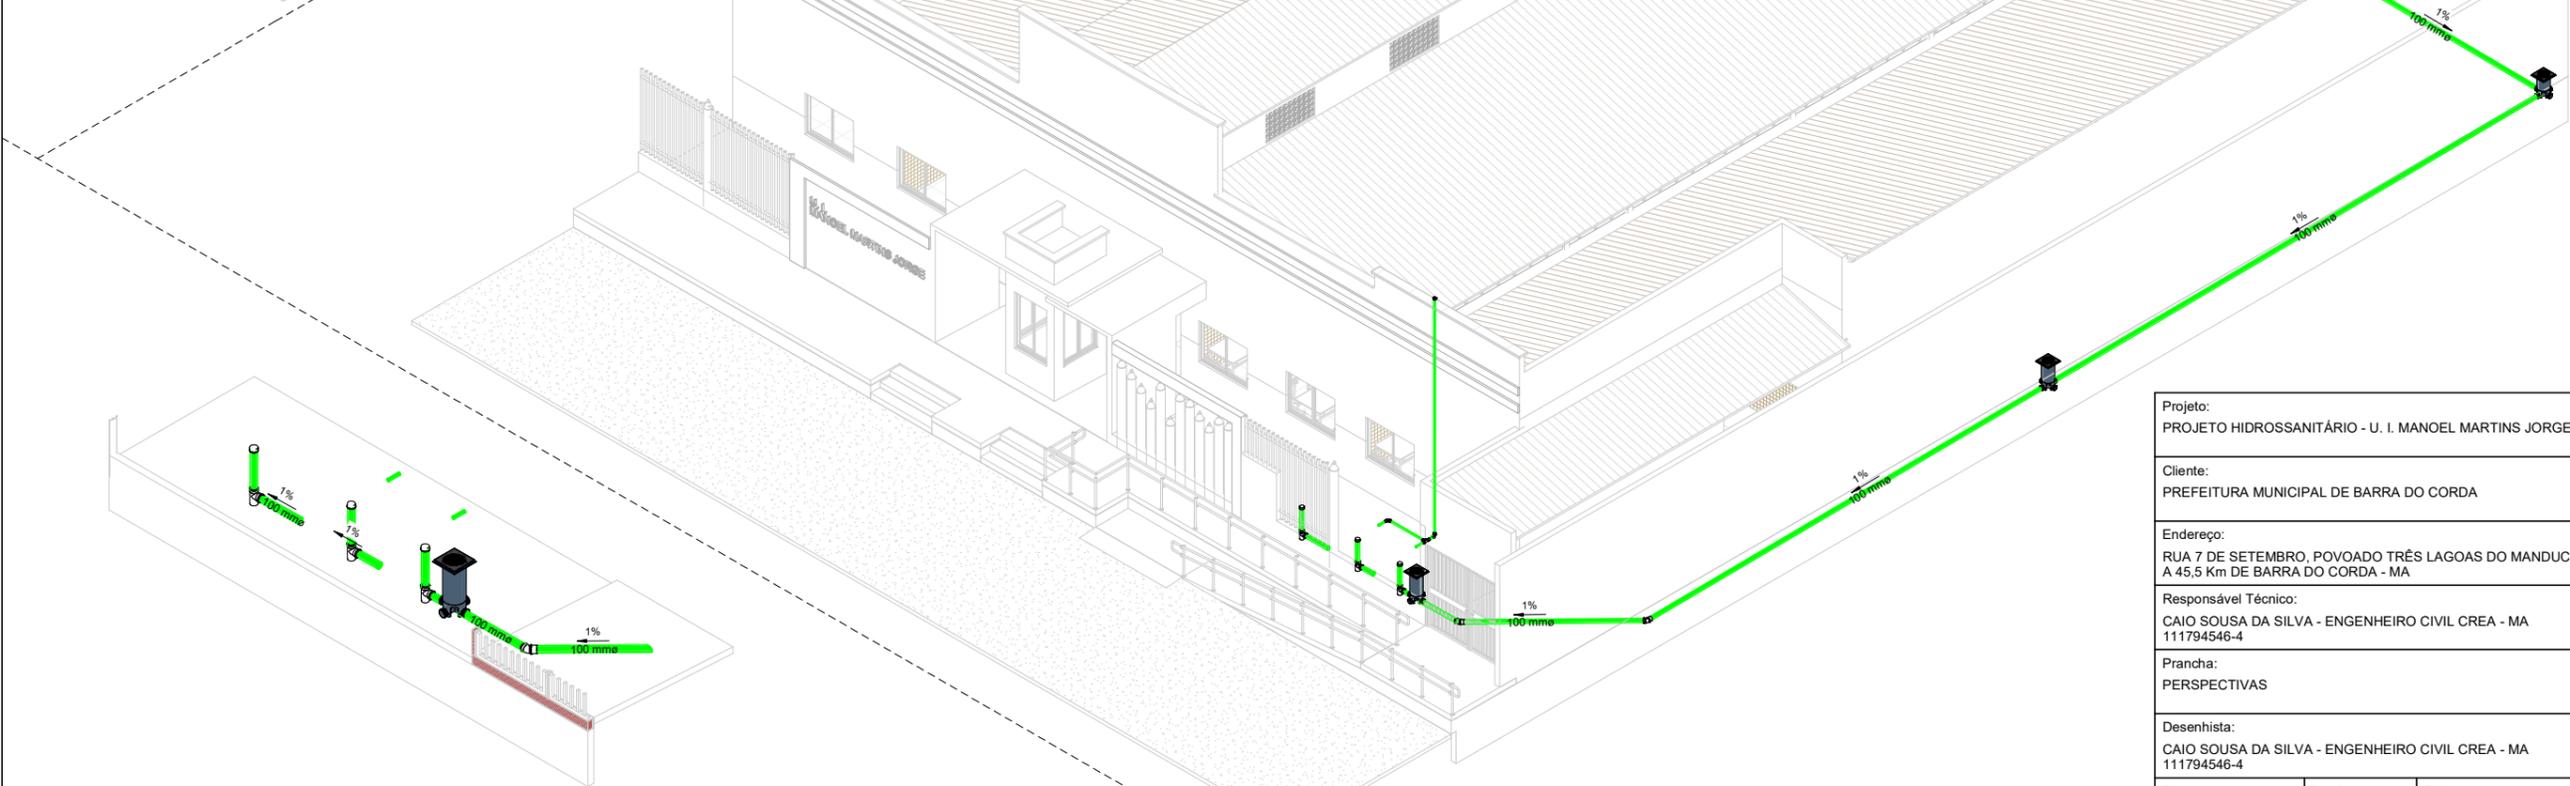

CORTE PERSPECTIVADO - GERAL 3
ESCALA 1/80

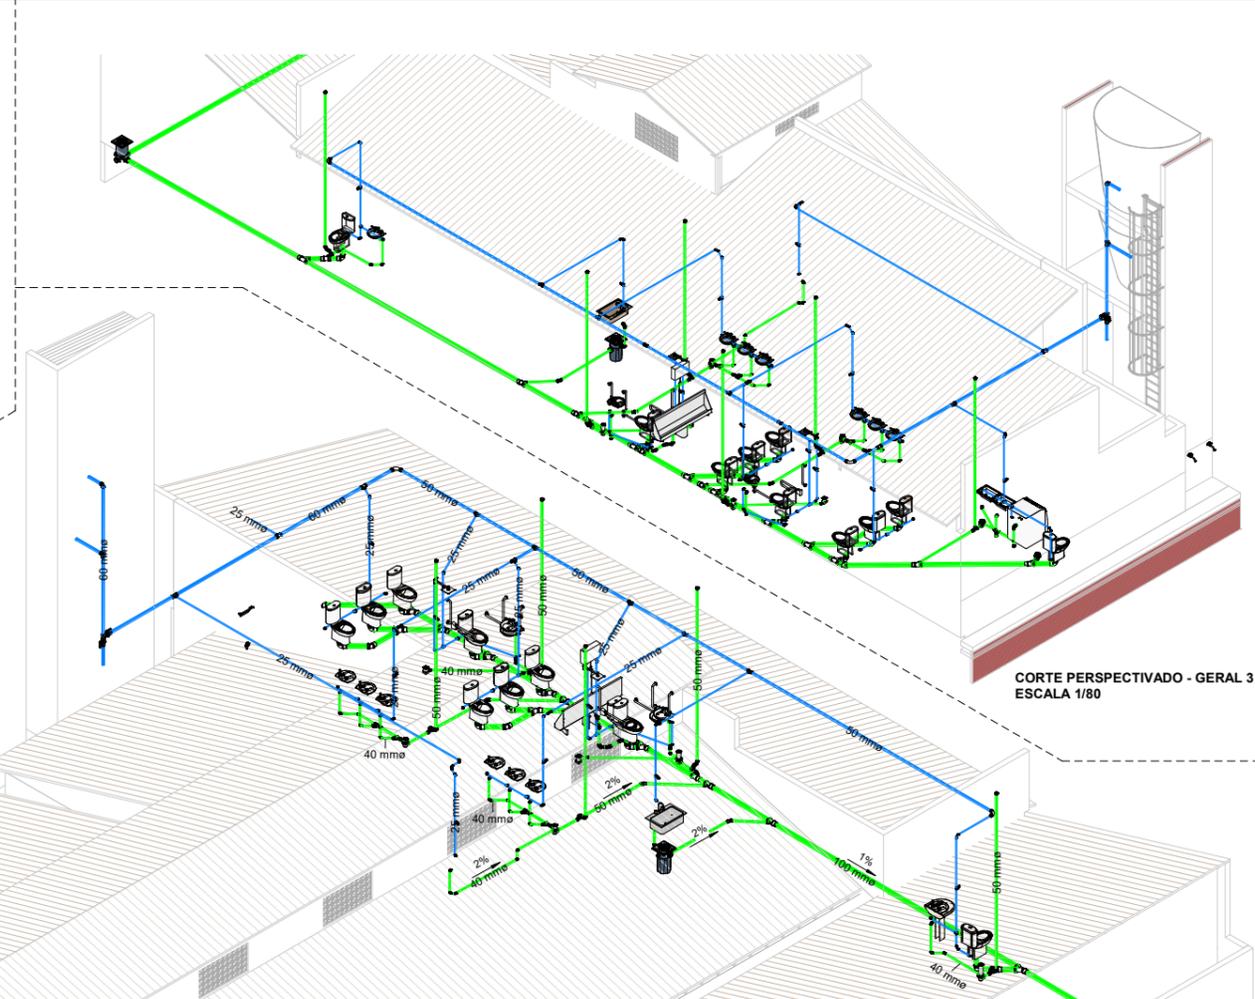


CORTE PERSPECTIVADO - FOSSA NEGRA + SUMIDOURO
ESCALA 1/40

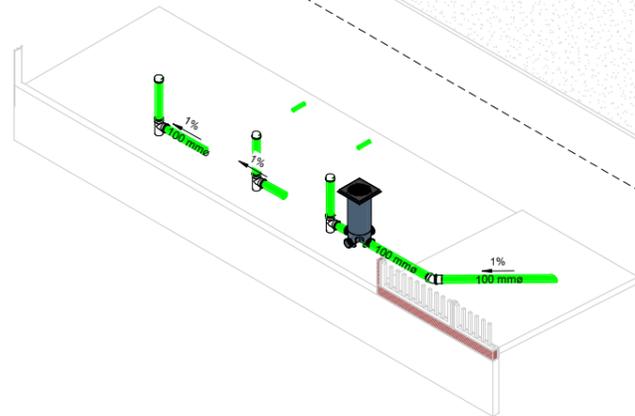

CORTE PERSPECTIVADO - GERAL 1
ESCALA 1/70

Projeto: PROJETO HIDROSSANITÁRIO - U. I. MANOEL MARTINS JORGE		
Cliente: PREFEITURA MUNICIPAL DE BARRA DO CORDA		
Endereço: RUA 7 DE SETEMBRO, POVOADO TRÊS LAGOAS DO MANDUCA A 45,5 Km DE BARRA DO CORDA - MA		
Responsável Técnico: CAIO SOUSA DA SILVA - ENGENHEIRO CIVIL CREA - MA 111794546-4		
Prancha: PERSPECTIVAS		
Desenhista: CAIO SOUSA DA SILVA - ENGENHEIRO CIVIL CREA - MA 111794546-4		
Data: SETEMBRO/2021	Escala: INDICADA	Folha: H01 /03

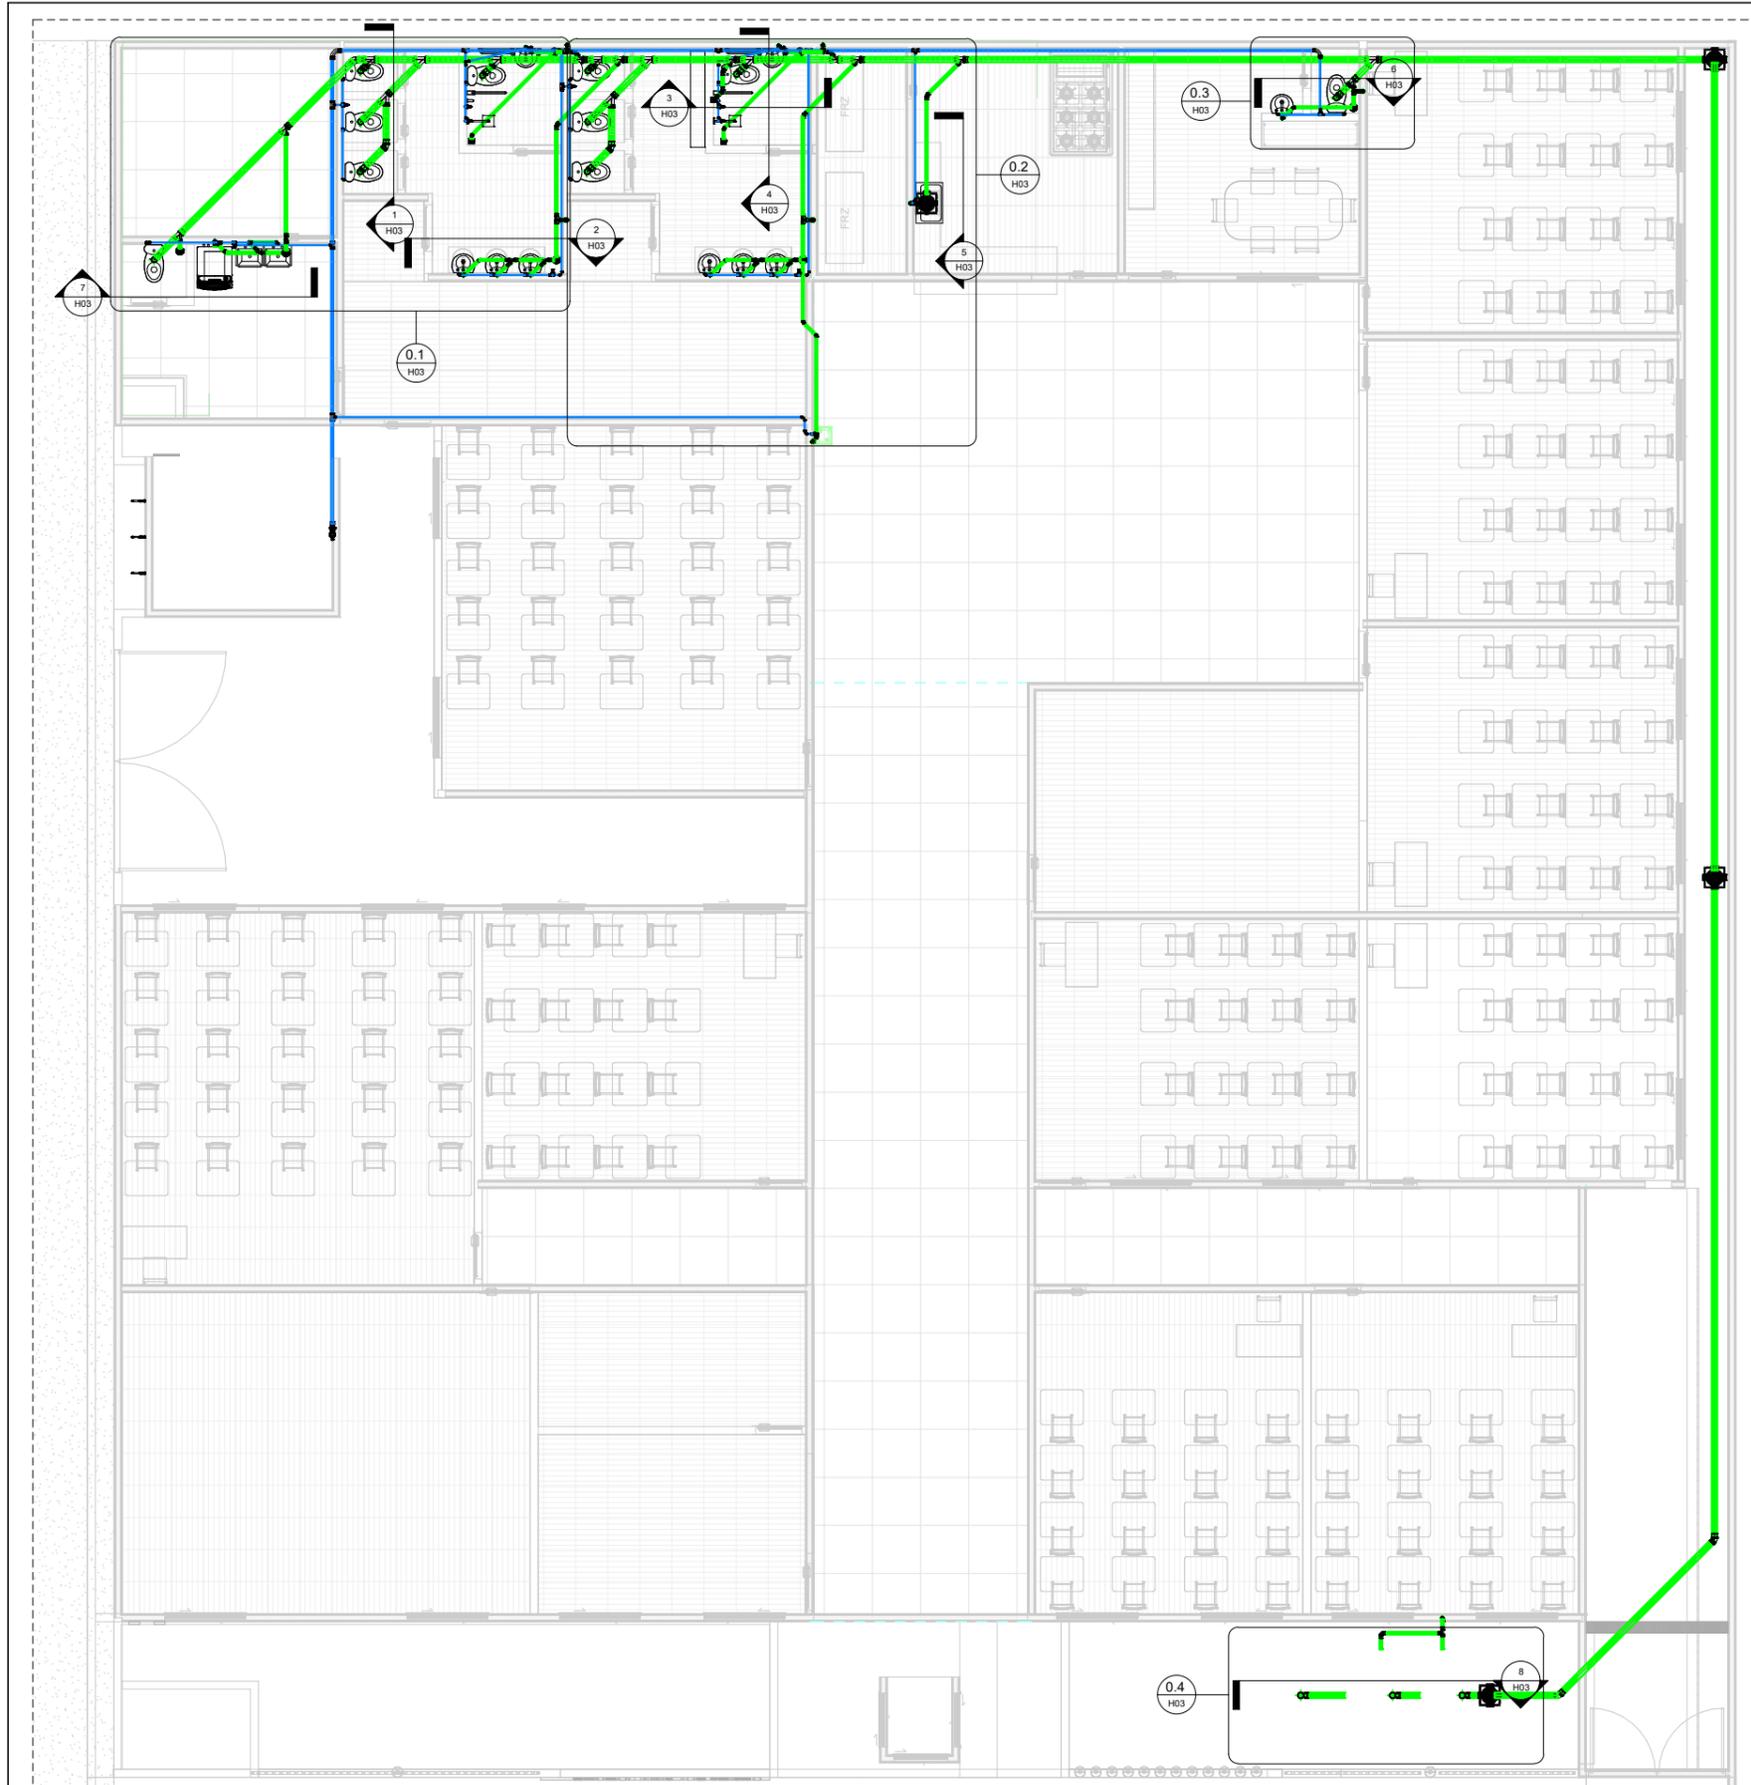

PLANTA BAIXA GERAL
ESCALA 1/60

Tabela de conexão de tubo		
Contagem	Tigre: Sistema	Tigre: Descrição
Água Fria		
1	Água Fria	Bucha de Redução Soldável Curta 60x50mm, PVC Marrom, Água Fria - TIGRE
2	Água Fria	Bucha de Redução Soldável Longa 50x25mm, PVC Marrom, Água Fria - TIGRE
18	Água Fria	Curva 90° Soldável 25mm, PVC Marrom, Água Fria - TIGRE
1	Água Fria	Curva 90° Soldável 50mm, PVC Marrom, Água Fria - TIGRE
1	Água Fria	Curva 90° Soldável 60mm, PVC Marrom, Água Fria - TIGRE
9	Água Fria	Joelho 45° Soldável 25mm, PVC Marrom, Água Fria - TIGRE
2	Água Fria	Joelho 90° Soldável 25mm, PVC Marrom, Água Fria - TIGRE
1	Água Fria	Joelho 90° Soldável 60mm, PVC Marrom, Água Fria - TIGRE
17	Água Fria	Joelho 90° Soldável com Bucha de Latão 25 x 3/4", PVC Marrom, Água Fria - TIGRE
1	Água Fria	Luva Soldável e com Bucha de Latão 25 x 3/4", PVC Marrom, Água Fria - TIGRE
5	Água Fria	Tê de Redução Soldável 50x25mm, PVC Marrom, Água Fria - TIGRE
3	Água Fria	Tê de Redução Soldável 60x25mm, PVC Marrom, Água Fria - TIGRE
8	Água Fria	Tê Soldável 25mm, PVC Marrom, Água Fria - TIGRE
1	Água Fria	Tê Soldável 50mm, PVC Marrom, Água Fria - TIGRE
2	Água Fria	Tê Soldável 60mm, PVC Marrom, Água Fria - TIGRE
9	Água Fria	Tê Soldável com Bucha de Latão na Bolsa Central 25 x 3/4", PVC Marrom, Água Fria - TIGRE

Esgoto		
7	Esgoto	Bucha de Redução Longa 50x40mm, Esgoto Série Normal - TIGRE
3	Esgoto	Cap 100mm, Esgoto Série Normal - TIGRE
10	Esgoto	Joelho 45° 40mm, Esgoto Série Normal - TIGRE
8	Esgoto	Joelho 45° 50mm, Esgoto Série Normal - TIGRE
5	Esgoto	Joelho 45° 100mm, Esgoto Série Normal - TIGRE
23	Esgoto	Joelho 90° 40mm, Esgoto Série Normal - TIGRE
18	Esgoto	Joelho 90° 50mm, Esgoto Série Normal - TIGRE
10	Esgoto	Joelho 90° 100mm, Esgoto Série Normal - TIGRE
1	Esgoto	Junção Simples 40 x 40mm, Esgoto Série Normal - TIGRE
5	Esgoto	Junção Simples 50 x 50mm, Esgoto Série Normal - TIGRE
9	Esgoto	Junção Simples 100 x 50mm, Esgoto Série Normal - TIGRE
9	Esgoto	Junção Simples 100 x 100mm, Esgoto Série Normal - TIGRE
26	Esgoto	Luva Simples 50mm, Esgoto Série Normal - TIGRE
32	Esgoto	Luva Simples 100mm, Esgoto Série Normal - TIGRE
7	Esgoto	Terminal de Ventilação 50mm, Esgoto Série Normal - TIGRE
7	Esgoto	Tê 50 x 50mm, Esgoto Série Normal - TIGRE
3	Esgoto	Tê 100 x 100mm, Esgoto Série Normal - TIGRE

Tabela de peça hidrossanitária		
Contagem	Tigre: Sistema	Tigre: Descrição
1	Água Fria	Adaptador Flange com Anel Predial Marrom 60mm - TIGRE
Esgoto		
1	Esgoto	Caixa de Gordura com Tampa - DN 100, Esgoto - TIGRE
3	Esgoto	Caixa de Inspeção/Interligação - DN 100, Esgoto - TIGRE
7	Esgoto	Caixa Sifonada Girafácil (5 Entradas), Montada com Grelha e Porta Grelha Redondos Inox 100 x 140 x 50mm, Esgoto - TIGRE
2	Esgoto	Porta Grelha Quadrado p/ Grelha Quadrada Branca 100mm, Esgoto - TIGRE
4	Esgoto	Prolongador sem entrada DN300, Esgoto - TIGRE
9	Esgoto	Prolongamento p/ Caixa Sifonada 100 x 100mm, Esgoto - TIGRE
2	Esgoto	Ralo Quadrado Montado - Branco c/ grelha branca 100x53x40mm, Esgoto - TIGRE

Tabela de acessório de tubo		
Contagem	Tigre: Sistema	Tigre: Descrição
Água Fria		
2	Água Fria	Registro de Chuveiro PVC Areia 3/4" - TIGRE
10	Água Fria	Registro de Gaveta PVC Areia 3/4" - TIGRE
Água Fria		
2	Água Fria	Registro Esfera VS Soldável 60mm - TIGRE

Tabela de tubos	
Comprimento	Diâmetro
PVC - Água Fria - Tubo Soldável Tigre	
70.25 m	25 mm
18.54 m	50 mm
14.26 m	60 mm
PVC - Esgoto - Série Normal Tigre	
20.38 m	40 mm
18.53 m	50 mm
71.92 m	100 mm
PVC - Ventilação - Série Normal Tigre	
36.16 m	50 mm

Projeto:
PROJETO HIDROSSANITÁRIO - U. I. MANOEL MARTINS JORGE

Cliente:
PREFEITURA MUNICIPAL DE BARRA DO CORDA

Endereço:
RUA 7 DE SETEMBRO, POVOADO TRÊS LAGOAS DO MANDUCA
A 45,5 Km DE BARRA DO CORDA - MA

Responsável Técnico:
CAIO SOUSA DA SILVA - ENGENHEIRO CIVIL CREA - MA
111794546-4


Prancha:
PLANTA DE PONTOS E QUANTITATIVOS

Desenhista:
CAIO SOUSA DA SILVA - ENGENHEIRO CIVIL CREA - MA
111794546-4


Data:
SETEMBRO/2021

Escala:
INDICADA


Folha:
H02 /03

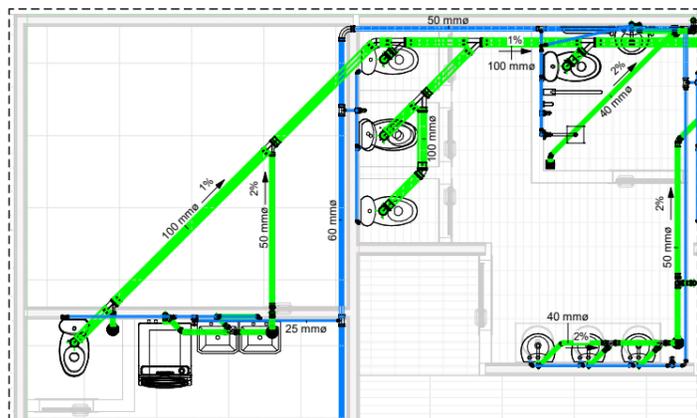


CHAMADA DE DETALHE 0.1 - Á. SERVIÇO + DEPÓSITO + BWC FEM.
ESCALA 1/40

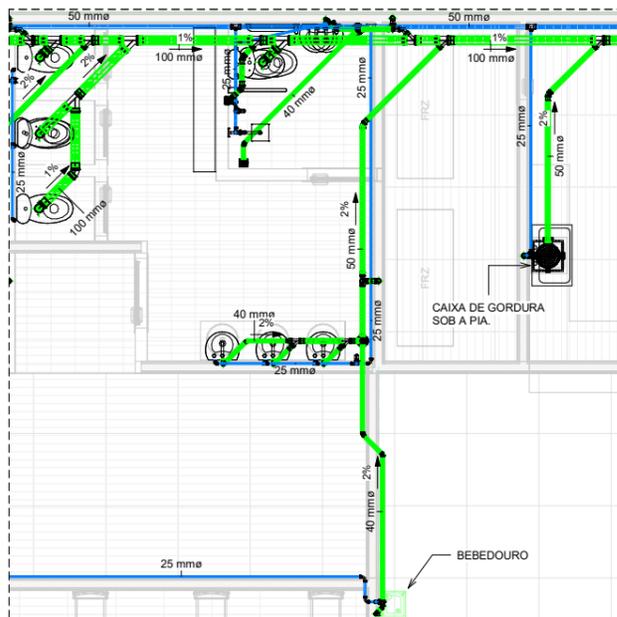


CHAMADA DE DETALHE 0.2 - BWC MAS. + CANTINA + BEBEDOURO
ESCALA 1/40

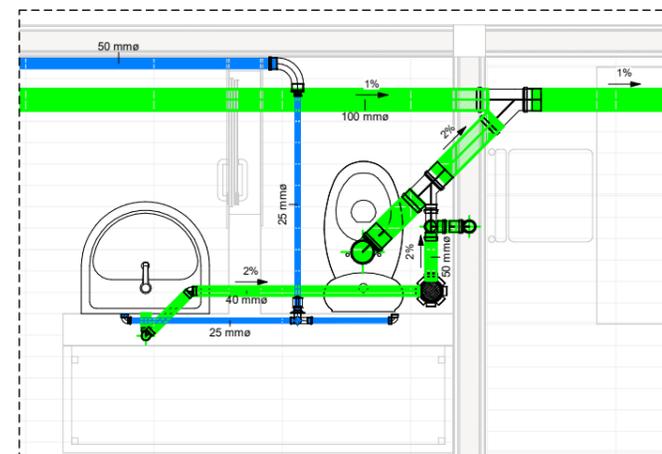


CHAMADA DE DETALHE 0.3 - BWC SALA DOS PROFESSORES
ESCALA 1/15

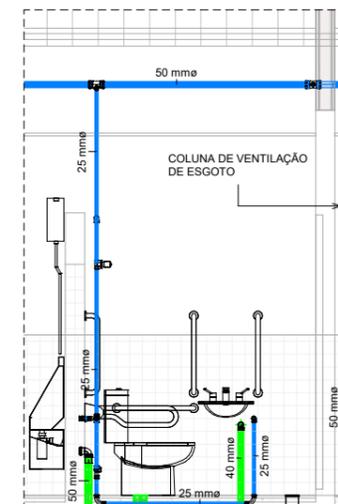


CORTE 3 - BWC MASCULINO
ESCALA 1/25

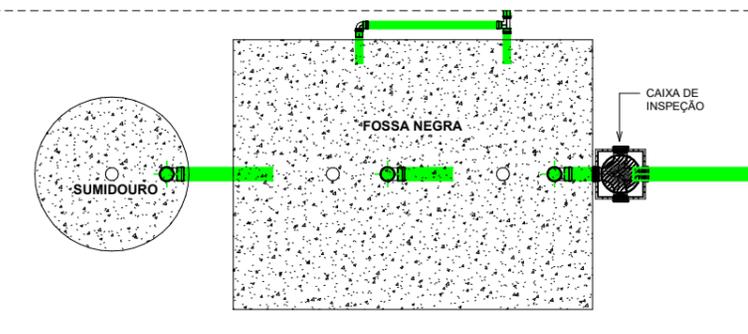


CHAMADA DE DETALHE 0.4 - FOSSA NEGRA + SUMIDOURO
ESCALA 1/25

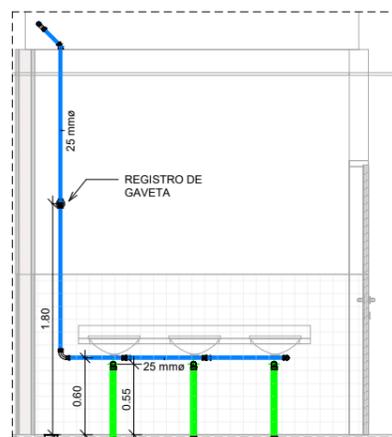


CORTE 2 - BWC FEMININO
ESCALA 1/25

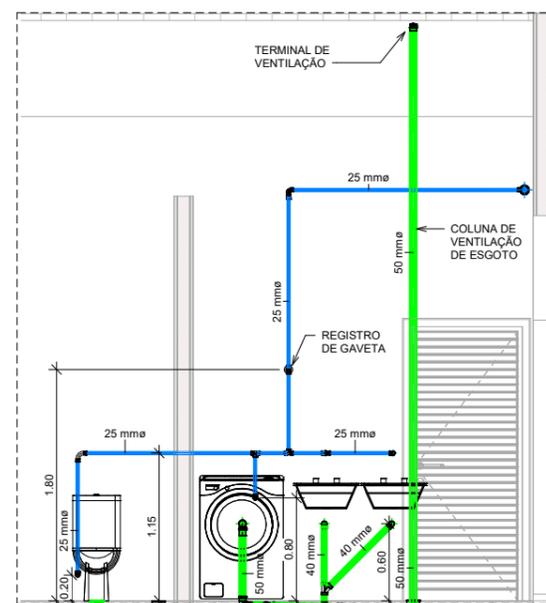


CORTE 7 - ÁREA DE SERVIÇO
ESCALA 1/25

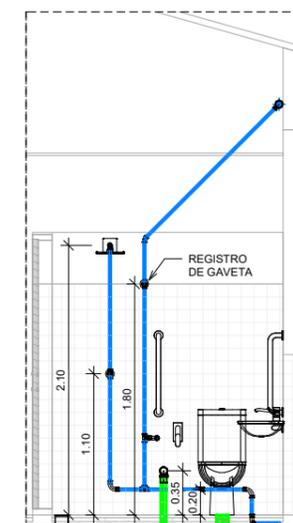

CORTE 4 - BWC MASCULINO
ESCALA 1/25

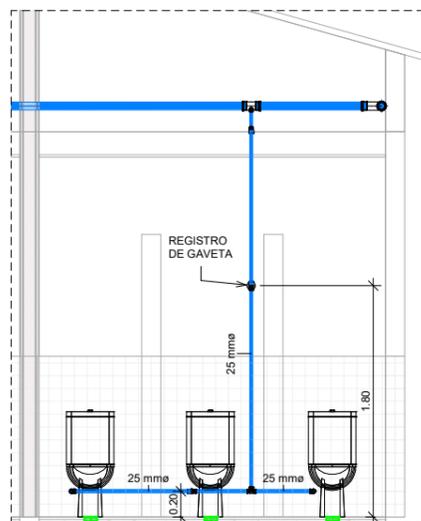


CORTE 1 - BWC FEMININO
ESCALA 1/25

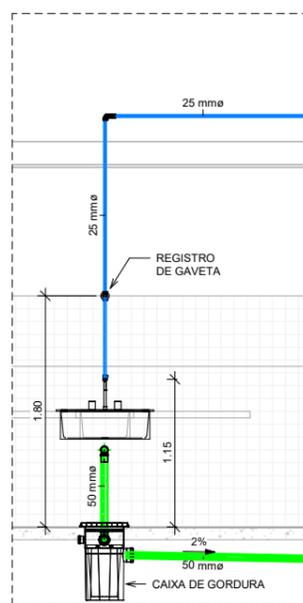

CORTE 5 - CANTINA
ESCALA 1/25



CORTE 6 - BWC SALA DOS PROFESSORES
ESCALA 1/25

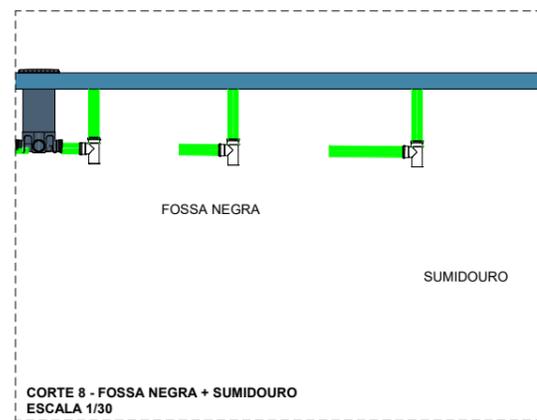

CORTE 8 - FOSSA NEGRA + SUMIDOURO
ESCALA 1/30

Projeto: PROJETO HIDROSSANITÁRIO - U. I. MANOEL MARTINS JORGE		
Cliente: PREFEITURA MUNICIPAL DE BARRA DO CORDA		
Endereço: RUA 7 DE SETEMBRO, POVOADO TRÊS LAGOAS DO MANDUCA A 45,5 Km DE BARRA DO CORDA - MA		
Responsável Técnico: CAIO SOUSA DA SILVA - ENGENHEIRO CIVIL CREA - MA 111794546-4		
Prancha: DETALHAMENTOS		
Desenhista: CAIO SOUSA DA SILVA - ENGENHEIRO CIVIL CREA - MA 111794546-4		
Data: SETEMBRO/2021	Escala: INDICADA	Folha: H03 /03