



PLANTA BAIXA GERAL
ESCALA 1/75


CORTE BANHEIRO

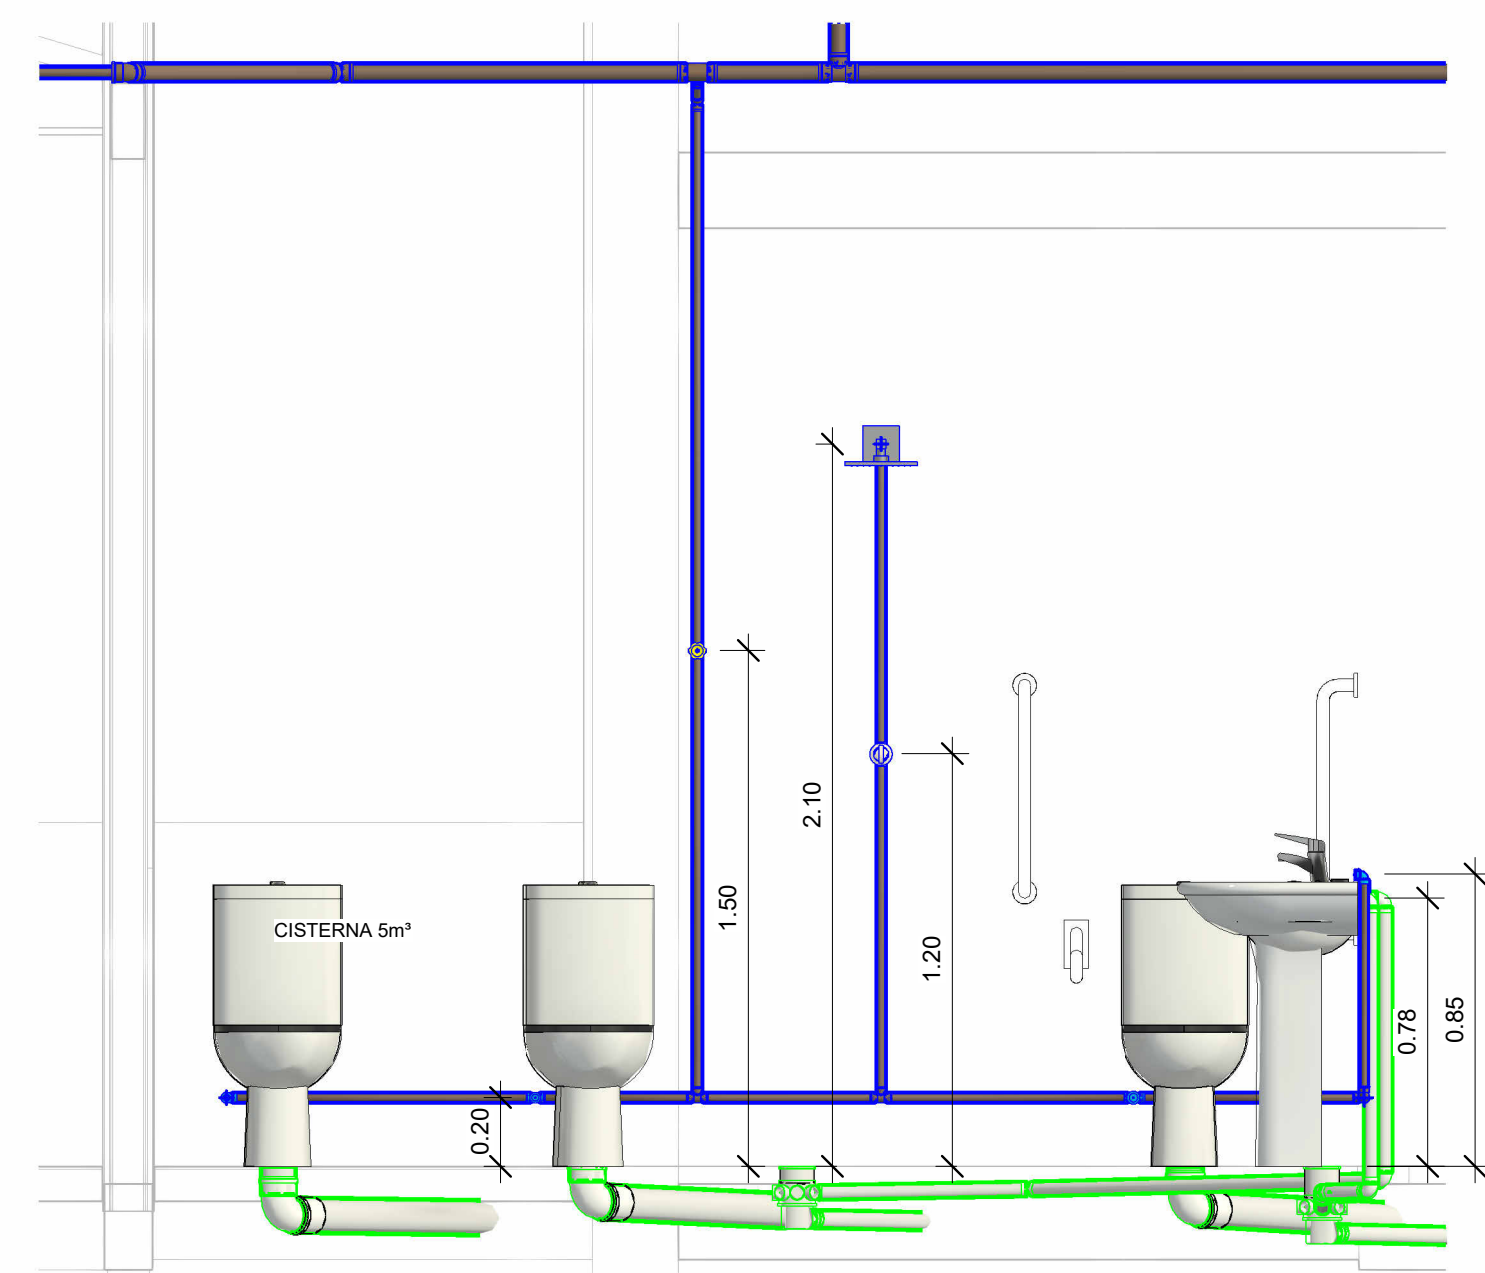

CORTE LAVANDERIA

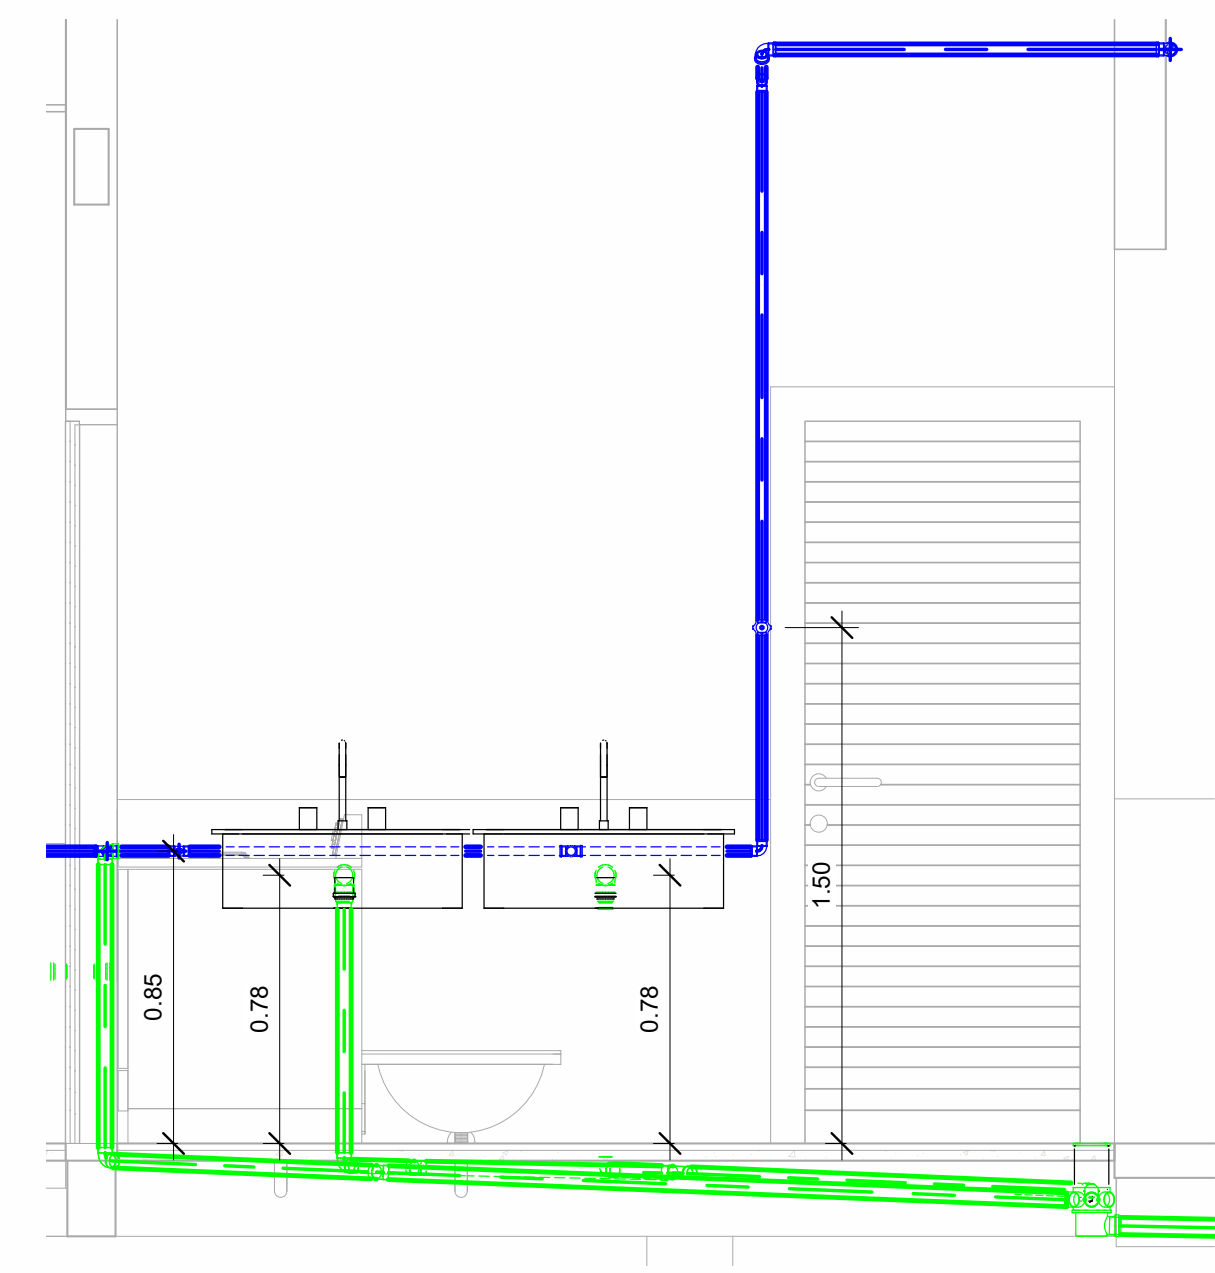

CORTE COZINHA

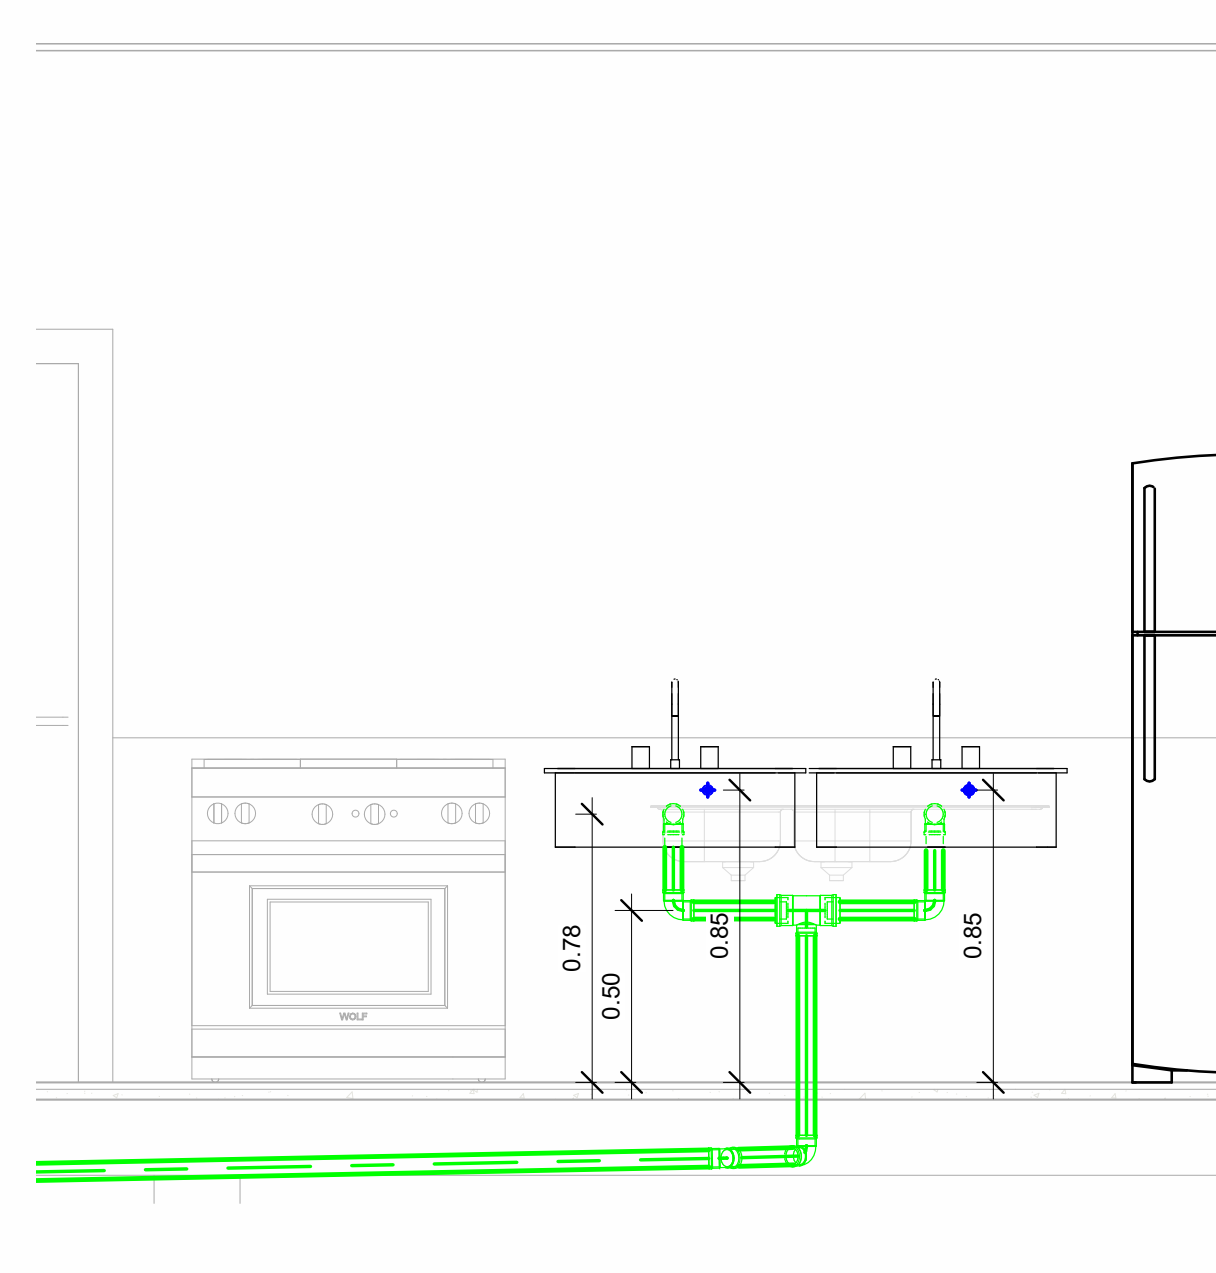

VISTA 3D CAIXA D'ÁGUA



DETALHAMENTOS
ESCALA 1/20

Tabela de conexão de tubo

Contagem	Tigre: Sistema	Tigre: Descrição
Água Fria		
4	Água Fria	Bucha de Redução Soldável Curta 25x20mm, PVC Marrom, Água Fria - TIGRE
2	Água Fria	Bucha de Redução Soldável Curta 32x25mm, PVC Marrom, Água Fria - TIGRE
2	Água Fria	Bucha de Redução Soldável Curta 40x32mm, PVC Marrom, Água Fria - TIGRE
1	Água Fria	Bucha de Redução Soldável Curta 250x40mm, PVC Marrom, Água Fria - TIGRE
3	Água Fria	Joelho 45° ou 90° Soldável: O ângulo da conexão não corresponde a 90° ou 45°, verificar
3	Água Fria	Joelho 45° Soldável 25mm, PVC Marrom, Água Fria - TIGRE
3	Água Fria	Joelho 45° Soldável 50mm, PVC Marrom, Água Fria - TIGRE
15	Água Fria	Joelho 90° Soldável 25mm, PVC Marrom, Água Fria - TIGRE
4	Água Fria	Joelho 90° Soldável 32mm, PVC Marrom, Água Fria - TIGRE
11	Água Fria	Joelho 90° Soldável 50mm, PVC Marrom, Água Fria - TIGRE
3	Água Fria	Joelho 90° Soldável com Bucha de Latão 20 x 1/2", PVC Marrom, Água Fria - TIGRE
7	Água Fria	Joelho 90° Soldável com Bucha de Latão 25 x 1/2", PVC Marrom, Água Fria - TIGRE
1	Água Fria	Luva Soldável e com Bucha de Latão 20 x 1/2", PVC Marrom, Água Fria - TIGRE
4	Água Fria	Produto Inexistente
3	Água Fria	Tê de Redução Soldável 25x20mm, PVC Marrom, Água Fria - TIGRE
1	Água Fria	Tê de Redução Soldável 40x32mm, PVC Marrom, Água Fria - TIGRE
2	Água Fria	Tê de Redução Soldável 50x25mm, PVC Marrom, Água Fria - TIGRE
1	Água Fria	Tê de Redução Soldável 75x50mm, PVC Marrom, Água Fria - TIGRE
10	Água Fria	Tê Soldável 25mm, PVC Marrom, Água Fria - TIGRE
2	Água Fria	Tê Soldável com Bucha de Latão na Bolsa Central 25 x 1/2", PVC Marrom, Água Fria - TIGRE
3	Água Fria	Tê Soldável com Bucha de Latão na Bolsa Central 25 x 3/4", PVC Marrom, Água Fria - TIGRE
Esgoto		
3	Esgoto	Bucha de Redução Longa 50x40mm, Esgoto Série Normal - TIGRE
9	Esgoto	Joelho 45° 40mm, Esgoto Série Normal - TIGRE
2	Esgoto	Joelho 45° 50mm, Esgoto Série Normal - TIGRE
3	Esgoto	Joelho 45° 100mm, Esgoto Série Normal - TIGRE
20	Esgoto	Joelho 90° 40mm, Esgoto Série Normal - TIGRE
7	Esgoto	Joelho 90° 100mm, Esgoto Série Normal - TIGRE
3	Esgoto	Junção Simples 40 x 40mm, Esgoto Série Normal - TIGRE
5	Esgoto	Junção Simples 100 x 50mm, Esgoto Série Normal - TIGRE
5	Esgoto	Junção Simples 100 x 100mm, Esgoto Série Normal - TIGRE
5	Esgoto	Luva Simples 50mm, Esgoto Série Normal - TIGRE
20	Esgoto	Luva Simples 100mm, Esgoto Série Normal - TIGRE

Tabela de peça hidrossanitária

Contagem	Tigre: Sistema	Tigre: Descrição	Família
Água Fria			
1	Água Fria	Torneira Bóia para Caixa d'Água 1/2", Água Fria - TIGRE	Torneira Boia - Água Fria - MEP - Tigre
1	Água Fria	Torneira Bóia para Caixa d'Água 1/2", Água Fria - TIGRE	Torneira Boia - Água Fria - MEP - Tigre
Tampa para Caixa d'Água 1500 litros RT, Água Fria - TIGRE			
1	Água Fria	Tampa para Caixa d'Água 1500 litros RT, Água Fria - TIGRE	Tampa Caixa D_Agua - Água Fria - MEP - Tigre
Cj Corpo/Tampa Caixa d'Água 1500 litros RT, Água Fria - TIGRE			
1	Água Fria	Cj Corpo/Tampa Caixa d'Água 1500 litros RT, Água Fria - TIGRE	Caixa D_Agua_Completa_2014 - Água Fria - MEP - Tigre
Esgoto			
Prolongamento p/ Caixa Sifonada 100 x 100mm, Esgoto - TIGRE			
6	Esgoto	Prolongamento p/ Caixa Sifonada 100 x 100mm, Esgoto - TIGRE	Prolongamento para Caixa Sifonada - Caixas e Ralos - Esgoto - MEP - Tigre
Prolongador sem entrada DN300, Esgoto - TIGRE			
1	Esgoto	Prolongador sem entrada DN300, Esgoto - TIGRE	Prolongador - Caixas de Gordura e Inspecao - Esgoto - MEP - Tigre
Corpo Caixa Sifonada Girafácil (5 Entradas), 100 x 140 x 50mm, Esgoto - TIGRE			
6	Esgoto	Corpo Caixa Sifonada Girafácil (5 Entradas), 100 x 140 x 50mm, Esgoto - TIGRE	Caixa Sifonada Girafácil Montada Completa e Antiespumina - Caixas e Ralos - Esgoto - MEP - Tigre
Caixa de Gordura com Tampa e Prolongador sem Entrada - DN 100, Esgoto - TIGRE			
1	Esgoto	Caixa de Gordura com Tampa e Prolongador sem Entrada - DN 100, Esgoto - TIGRE	Caixa de Gordura com Prolongador - Caixas de Gordura e Inspecao - Esgoto - MEP - Tigre
Antiespumina 100 mm, Esgoto - TIGRE			
6	Esgoto	Antiespumina 100 mm, Esgoto - TIGRE	Antiespumina - Caixas e Ralos - Esgoto - MEP - Tigre
39			<varia>

Tabela de acessório de tubo

Contagem	Tigre: Sistema	Tigre: Descrição	Doccol: Descrição
2	Água Fria	Registro de Chuveiro PVC Areia 25mm - TIGRE	
1	Água Fria	Registro de Chuveiro PVC Areia 3/4" - TIGRE	
1	Água Fria	Adaptador Soldável com Anel para Caixa d'Água com Registro 32mm, PVC Branco, Água Fria - TIGRE	
1	Água Fria	Adaptador Soldável com Anel para Caixa d'Água 50mm, PVC Branco, Água Fria - TIGRE	
1	Água Fria	Adaptador Soldável com Anel para Caixa d'Água 25mm, PVC Branco, Água Fria - TIGRE	
5			Registro de gaveta ABNT 3/4" - DoccolBásicos
2			Registro de gaveta ABNT 1 1/2" - DoccolBásicos

Tabela de peça hidrossanitária

Contagem	Tigre: Sistema	Tigre: Descrição	Família
Água Fria			
1	Água Fria	Torneira Bóia para Caixa d'Água 1/2", Água Fria - TIGRE	Torneira Boia - Água Fria - MEP - Tigre
1	Água Fria	Torneira Bóia para Caixa d'Água 1/2", Água Fria - TIGRE	Torneira Boia - Água Fria - MEP - Tigre
Tampa para Caixa d'Água 1500 litros RT, Água Fria - TIGRE			
1	Água Fria	Tampa para Caixa d'Água 1500 litros RT, Água Fria - TIGRE	Tampa Caixa D_Agua - Água Fria - MEP - Tigre
Cj Corpo/Tampa Caixa d'Água 1500 litros RT, Água Fria - TIGRE			
1	Água Fria	Cj Corpo/Tampa Caixa d'Água 1500 litros RT, Água Fria - TIGRE	Caixa D_Agua_Completa_2014 - Água Fria - MEP - Tigre
Esgoto			
Prolongamento p/ Caixa Sifonada 100 x 100mm, Esgoto - TIGRE			
6	Esgoto	Prolongamento p/ Caixa Sifonada 100 x 100mm, Esgoto - TIGRE	Prolongamento para Caixa Sifonada - Caixas e Ralos - Esgoto - MEP - Tigre
Prolongador sem entrada DN300, Esgoto - TIGRE			
1	Esgoto	Prolongador sem entrada DN300, Esgoto - TIGRE	Prolongador - Caixas de Gordura e Inspecao - Esgoto - MEP - Tigre
Corpo Caixa Sifonada Girafácil (5 Entradas), 100 x 140 x 50mm, Esgoto - TIGRE			
6	Esgoto	Corpo Caixa Sifonada Girafácil (5 Entradas), 100 x 140 x 50mm, Esgoto - TIGRE	Caixa Sifonada Girafácil Montada Completa e Antiespumina - Caixas e Ralos - Esgoto - MEP - Tigre
Caixa de Gordura com Tampa e Prolongador sem Entrada - DN 100, Esgoto - TIGRE			
1	Esgoto	Caixa de Gordura com Tampa e Prolongador sem Entrada - DN 100, Esgoto - TIGRE	Caixa de Gordura com Prolongador - Caixas de Gordura e Inspecao - Esgoto - MEP - Tigre
Antiespumina 100 mm, Esgoto - TIGRE			
6	Esgoto	Antiespumina 100 mm, Esgoto - TIGRE	Antiespumina - Caixas e Ralos - Esgoto - MEP - Tigre
39			<varia>

Tabela de tubos	
Comprimento	Diâmetro
PVC - Água Fria - Tubo Soldável Tigre	
3.40 m	20 mm
74.13 m	25 mm
52.27 m	32 mm
31.22 m	50 mm
PVC - Esgoto - Série Normal Tigre	
31.24 m	40 mm
21.22 m	50 mm
26.26 m	100 mm
PVC - Ventilação - Série Normal Tigre	
3.44 m	40 mm
0.67 m	50 mm
6.37 m	100 mm

Projeto: PROJETO HIDROSSANITÁRIO - U. I. ANTÔNIO CANECO DE MEDEIROS		
Cliente: PREFEITURA MUNICIPAL DE BARRA DO CORDA		
Endereço: POVOADO BARRO BRANCO		
Responsável Técnico: CAIO SOUSA DA SILVA - ENGENHEIRO CIVIL - CREA - MA 11179546-4		
Prancha: PROJETO HIDROSSANITÁRIO		
Desenhista: CAIO SOUSA DA SILVA - ENGENHEIRO CIVIL - CREA - MA 11179546-4		
Data: AGOSTO/2022	Escala: 1/75	Folha: 01 01