

HID-1

DETALHE
1:50

Legenda - TERREO	
○	Alimentador Predial
✕	Registro de Pressão com PVC soldável
✕	Registro de gaveta c/canopla cromada c/PVC soldável




Legenda detalhada - TERREO	
Alimentador Predial	
Ferro maleável classe 10	
Colar de tomada de f" 3/4"	1 pç
Luva macho - fêmea 3/4"	3 pç
Metals	
Registro de esfera 3/4"	2 pç
Registro de Pressão com PVC soldável	
Metals	
Registro de pressão c/ canopla cromada 3/4"	1 pç
PVC misto soldável	
Luva soldável c/ rosca 25 mm - 3/4"	1 pç
PVC rígido soldável	
Adapt sold.corto c/bolsa-rosca p registro 25 mm - 3/4"	1 pç
Registro de gaveta c/canopla cromada c/PVC soldável	
Metals	
Registro de gaveta c/ canopla cromada 3/4"	1 pç
PVC rígido soldável	
Adapt sold.corto c/bolsa-rosca p registro 25 mm - 3/4"	2 pç

Lista de materiais - TERREO	
Alimentação	
Ferro maleável classe 10	
Colar de tomada de f" 3/4"	1 pç
Luva macho - fêmea 3/4"	3 pç
Metals	
Registro de esfera 3/4"	2 pç
PVC rígido soldável	
Curva 90 soldável 20 mm	3 pç
Tubos 20 mm	44.96 m
Água fria	
Aparelho	
Bebedouro 25mmx 1/2"	1 pç
Chuveiro 25mm x 3/4"	3 pç
Torneira de lavatório 25 mm - 1/2"	7 pç
Vaso Sanitário c/ cx. acoplada 1/2"	9 pç
Metals	
Registro de gaveta c/ canopla cromada 3/4"	6 pç
Registro de pressão c/ canopla cromada 3/4"	3 pç
PVC Acessórios	
Engate flexível cobre cromado com canopla 1/2 - 30cm	9 pç
Engate flexível plástico 1/2 - 30cm	8 pç



Legenda de condutos - TERREO	
—	Água fria
—	Alimentação

Legenda - Altura	
RCi1	8,00 m
PIA	0,90 m
VS	0,15 m
CH	2,00 m
LV	0,60 m
BE	0,60 m
RG	2,20 m


		U. I. SIDNEY MILHOMEM PREFEITURA MUNICIPAL DE BARRA DO CORDA - MA	
TÍTULO: PROJETO HIDRÁULICO - PLANTA BAIXA		CREA: 111392698-8	
RESPONSÁVEL TÉCNICO: Alexandre Castro Sousa		CASTRO ENGENHARIA	
OBJETO: REFORMA E AMPLIAÇÃO DA U. I. SIDNEY MILHOMEM NO POVOADO CAJAZEIRA BR, BARRA DO CORDA - MA		ÁREA CONSTRUÍDA (m²): 985,10 m²	
DESENHISTA: JOHATAN		DATA: ABRIL/2024	
RESPONSÁVEL PELO PROPOSTANTE: RIGO ALBERTO TELES DE SOUSA		Área total do terreno: 2040,70 m²	
		FOLHA: 01/03	
		ESCALA: 1/100	

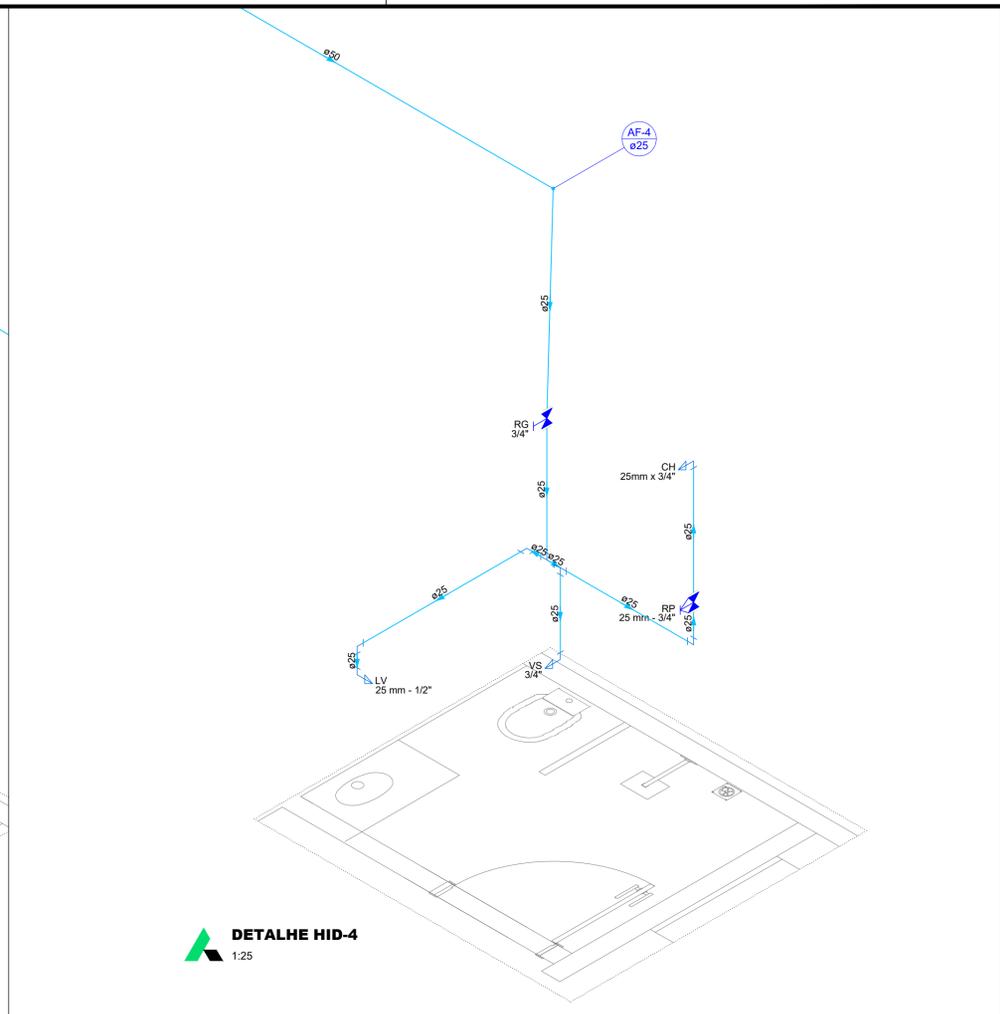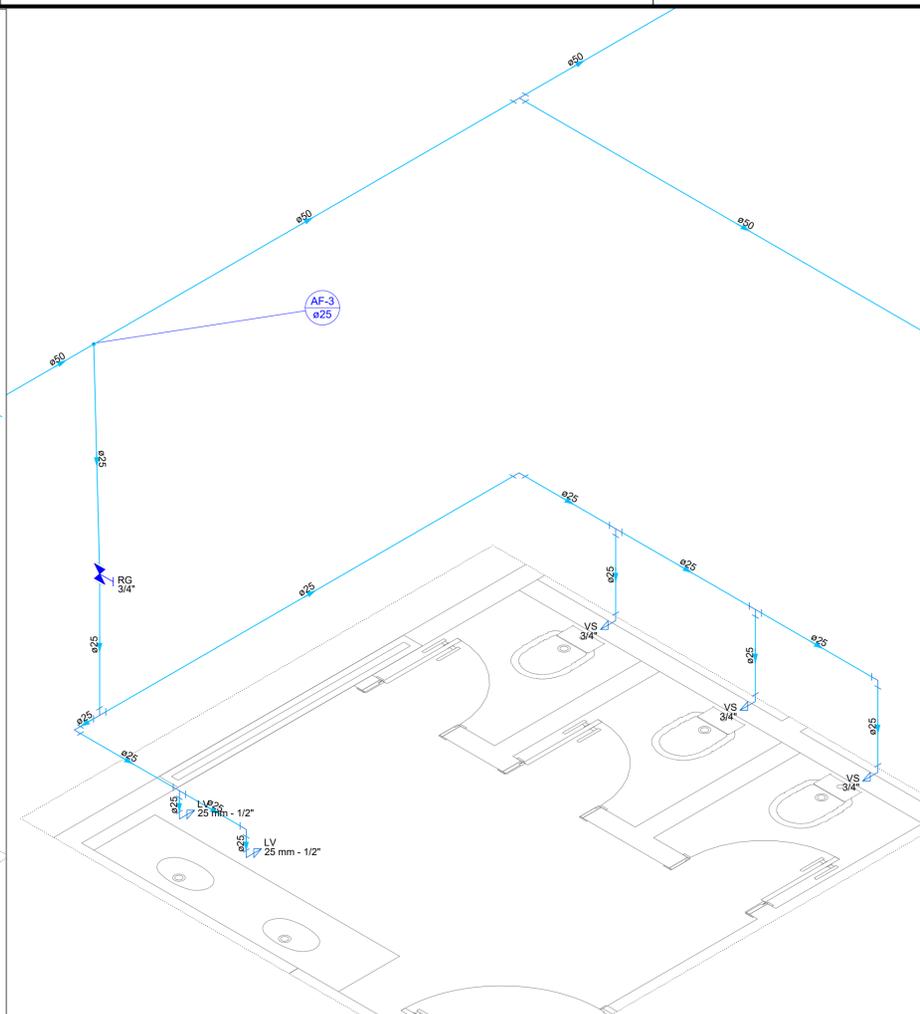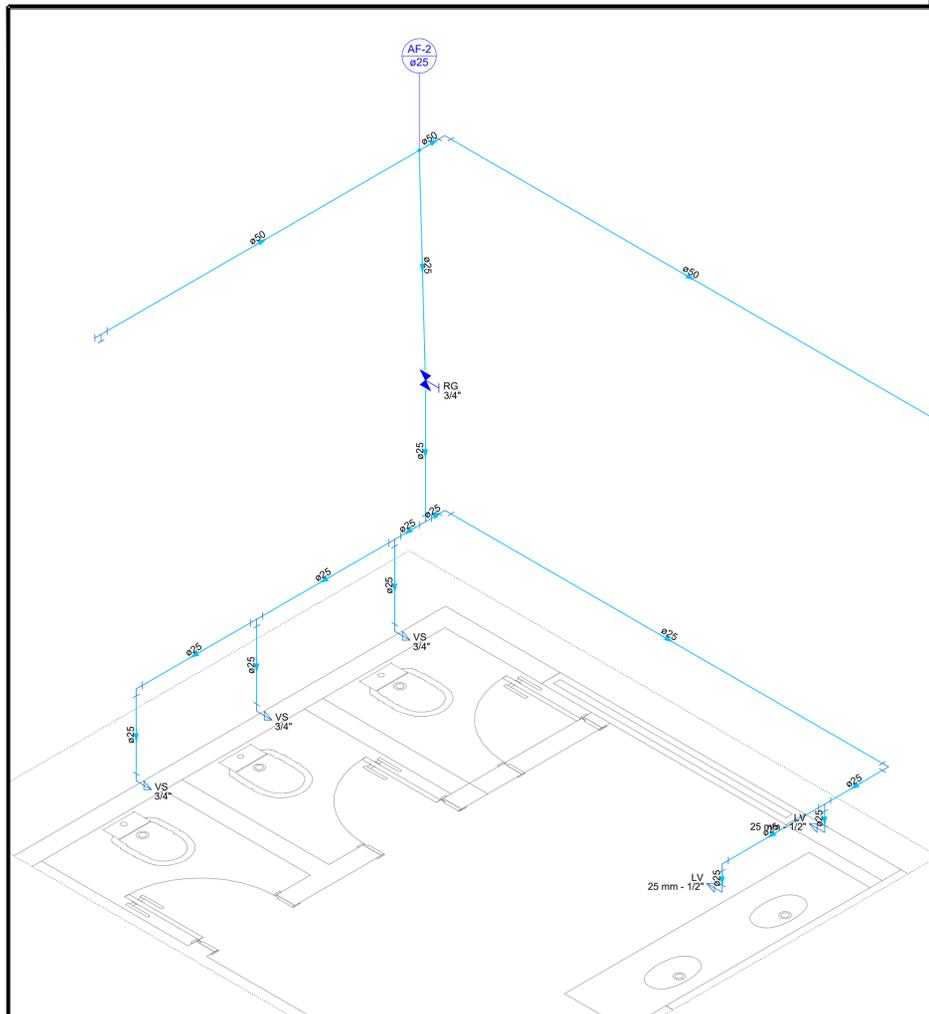

DETALHE HID-4
1:25

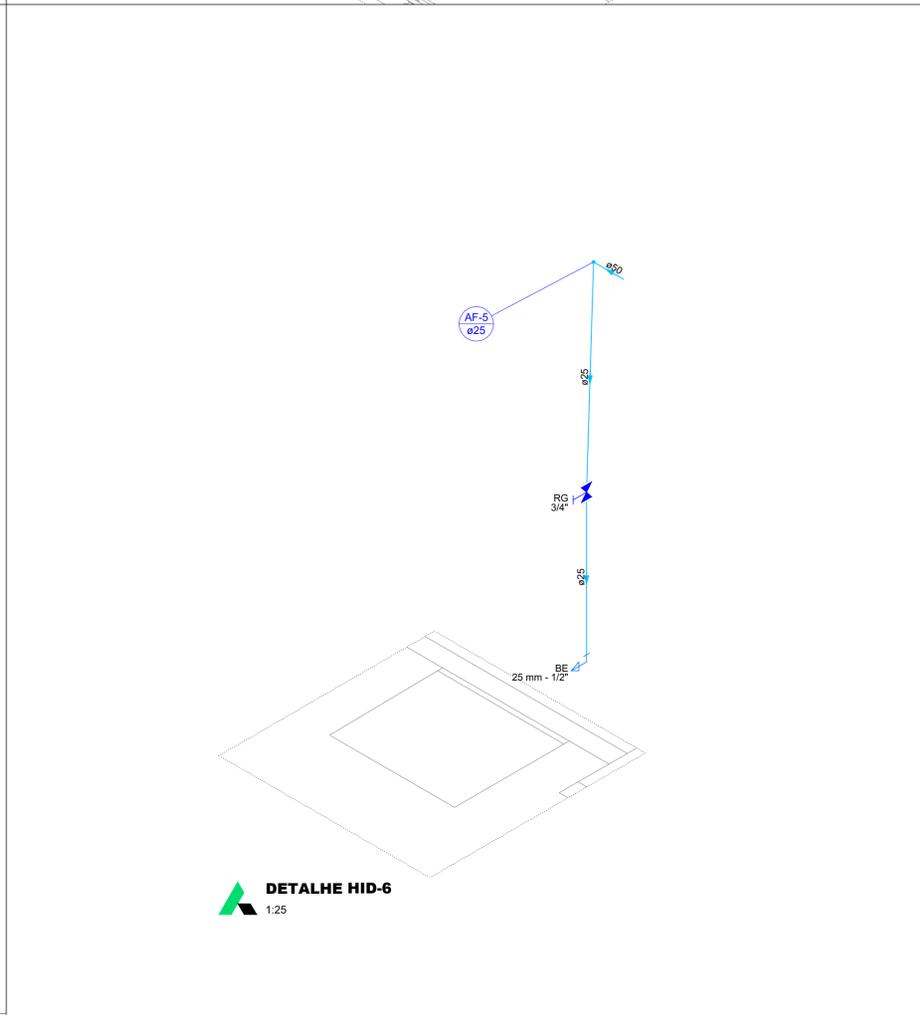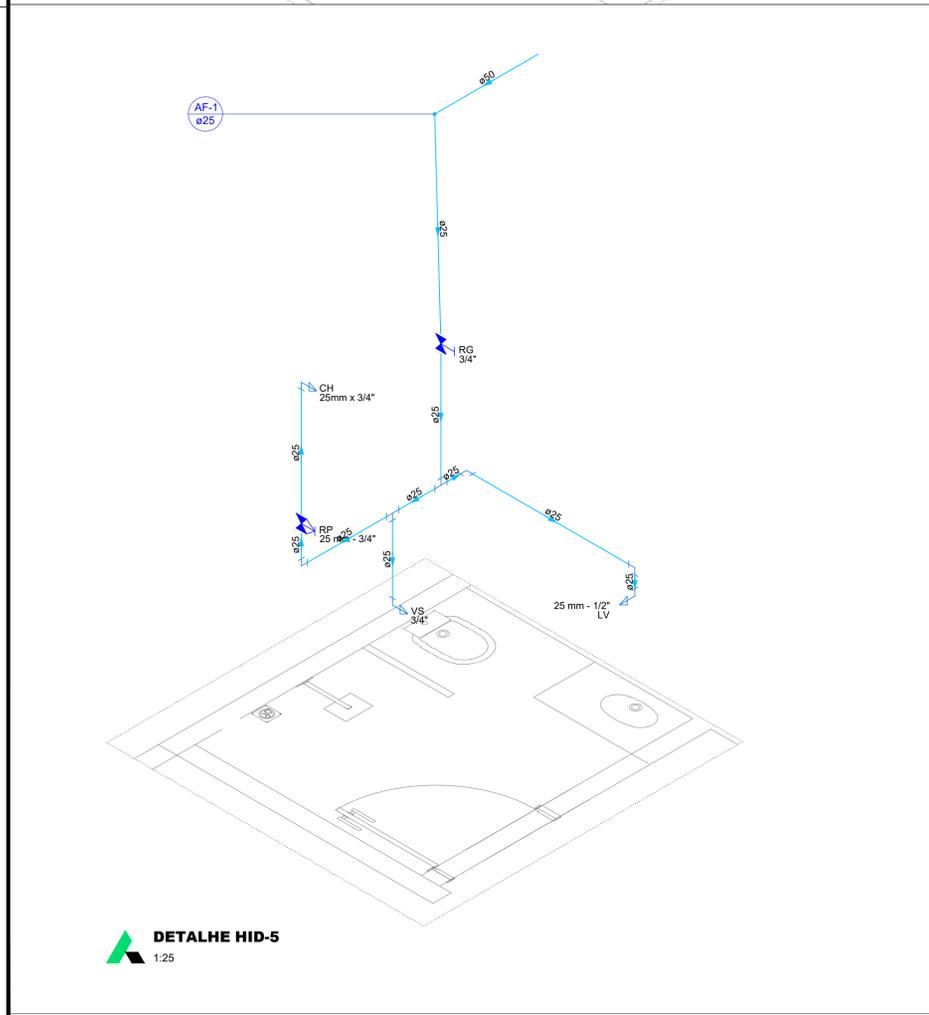

DETALHE HID-6
1:25

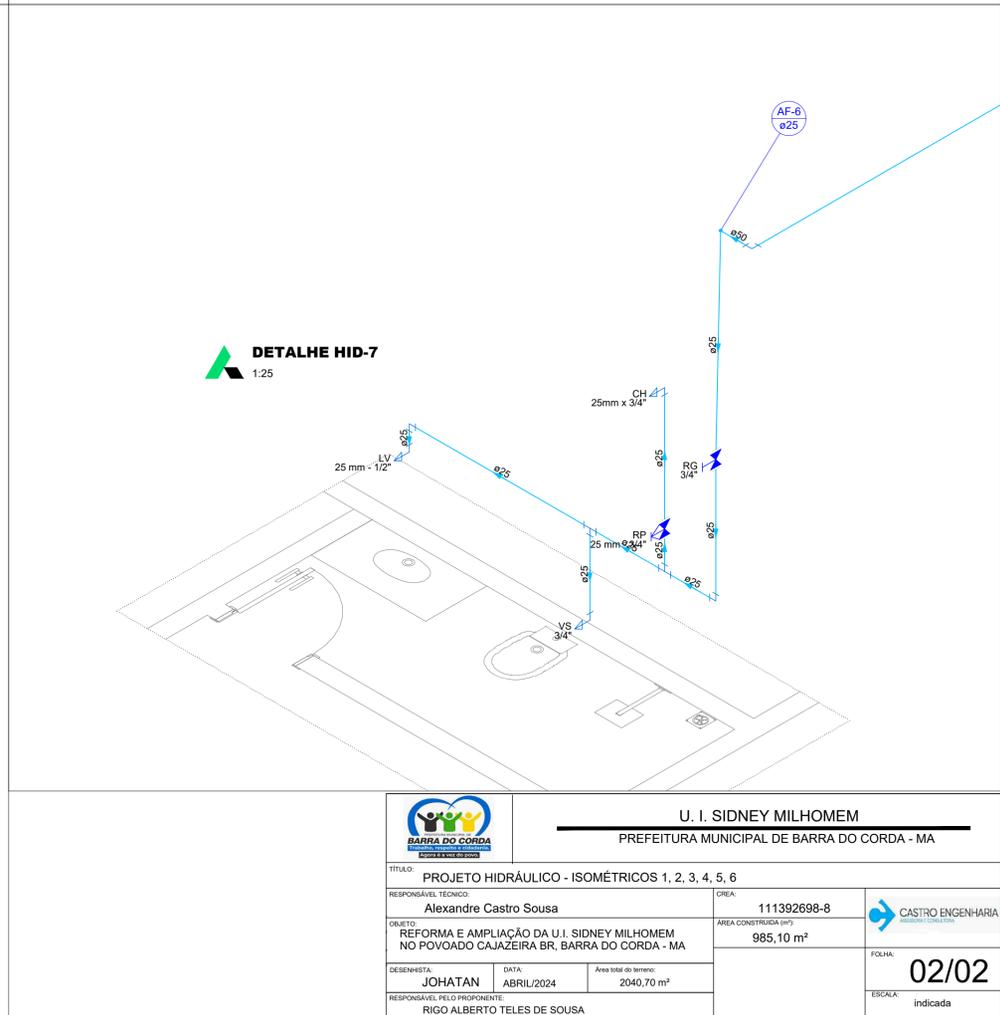

DETALHE HID-7
1:25

DETALHE HID-5
1:25

		U. I. SIDNEY MILHOMEM PREFEITURA MUNICIPAL DE BARRA DO CORDA - MA	
TÍTULO: PROJETO HIDRÁULICO - ISOMÉTRICOS 1, 2, 3, 4, 5, 6		CREA: 111392698-8	
RESPONSÁVEL TÉCNICO: Alexandre Castro Sousa		ÁREA CONSTRUIDA (m²): 985,10 m²	
OBJETO: REFORMA E AMPLIAÇÃO DA U. I. SIDNEY MILHOMEM NO POVOADO CAJAZEIRA BR, BARRA DO CORDA - MA		DATA: ABRIL/2024	FOLHA: 02/02
DESENHISTA: JOHATAN		Área total do terreno: 2040,70 m²	ESCALA: Indicada
RESPONSÁVEL PELO PROPONENTE: RIGO ALBERTO TELES DE SOUSA			